



焦作建筑勘察  
设计有限公司

JIAO ZUO ARCHITECTURAL SURVEY & DESIGN CO., LTD.

(原焦作市规划建筑设计院)

证书级别: 建筑工程甲级 证书编号: A141012186  
Qualification grade: A Certificate serial number: A141012186  
证书级别: 城乡规划乙级 证书编号: 豫自资规乙字23410084

会签栏 COUNTERSIGNATURE		
总图 LAYOUT PLAN		
建筑 ARCHITECTURE		
结构 STRUCTURE		
给排水 WATERSUPPLY&DRAINAGE		
暖通 HEATING&VENTILATION		
电气 ELECTRICITY		

印签栏 SEAL	
未加盖出图专用章者无效	

建设单位 CLIENT	武陟县谢旗营镇
工程名称 ITEM	武陟县谢旗营镇杨堂村 农村公益事业财政奖补重点村项目
子项 Sub-ITEM	亮化工程
工程编号 ITEM NO.	

图名 DRAWING NAME	照明平面图 (八)
--------------------	-----------

审定 APPROVED BY	王志强	王志强
审核 REVIEWED BY	王志强	王志强
项目负责人 PROJECT DIRECTOR	王巍巍	王巍巍
项目经理 PROJECT MANAGER	王巍巍	王巍巍
专业负责人 DISCIPLINE DIRECTOR	王志强	王志强
校对 CHECKED BY	李斌	李斌
设计 DESIGNED BY	薛珍	薛珍

专业 SPECIALTY		阶段 STAGE	
图号 DRAWING NO.	09	总数 TOTAL	20 张
版次 VERSION	第 1 版	日期 DATE	2025. 06



焦作建筑勘察  
设计有限公司

JIAO ZUO ARCHITECTURAL SURVEY & DESIGN CO., LTD.

(原焦作市规划建筑设计院)

证书级别: 建筑工程甲级 证书编号: A141012186  
Qualification grade: A Certificate serial number: A141012186  
证书级别: 城乡规划乙级 证书编号: 豫自资规乙字23410084

会签栏  
COUNTERSIGNATURE

总图 LAYOUT PLAN		
建筑 ARCHITECTURE		
结构 STRUCTURE		
给排水 WATER SUPPLY & DRAINAGE		
暖通 HEATING & VENTILATION		
电气 ELECTRICITY		

印签栏  
SEAL

未加盖出图专用章者无效

建设单位 CLIENT	武陟县谢旗营镇
----------------	---------

工程名称 ITEM	武陟县谢旗营镇杨堂村 农村公益事业财政奖补重点村项目
--------------	-------------------------------

子项 Sub-ITEM	亮化工程
----------------	------

工程编号 ITEM NO.	
------------------	--

图名 DRAWING NAME	照明平面图(九)
--------------------	----------

审定 APPROVED BY	王志强	王志强
-------------------	-----	-----

审核 REVIEWED BY	王志强	王志强
-------------------	-----	-----

项目负责人 PROJECT DIRECTOR	王巍巍	王巍巍
---------------------------	-----	-----

项目经理 PROJECT MANAGER	王巍巍	王巍巍
-------------------------	-----	-----

专业负责人 DISCIPLINE DIRECTOR	王志强	王志强
------------------------------	-----	-----

校对 CHECKED BY	李斌	李斌
------------------	----	----

设计 DESIGNED BY	薛珍	薛珍
-------------------	----	----

专业 SPECIALTY		阶段 STAGE	
-----------------	--	-------------	--

图号 DRAWING NO.	10	总数 TOTAL	20 张
-------------------	----	-------------	------

版次 VERSION	第 1 版	日期 DATE	2025. 06
---------------	-------	------------	----------



焦作建筑勘察  
设计有限公司

JIAO ZUO ARCHITECTURAL SURVEY & DESIGN CO., LTD.

(原焦作市规划建筑设计院)

证书级别: 建筑工程甲级 证书编号: A141012186  
Qualification grade: A Certificate serial number: A141012186

证书级别: 城乡规划乙级 证书编号: 豫自资规乙字23410084

会签栏  
COUNTERSIGNATURE

总图  
LAYOUT PLAN

建筑  
ARCHITECTURE

结构  
STRUCTURE

给排水  
WATERSUPPLY&DRAINAGE

暖通  
HEATING&VENTILATION

电气  
ELECTRICITY

印签栏  
SEAL

未加盖出图专用章者无效

建设单位  
CLIENT

武陟县谢旗营镇

工程名称  
ITEM

武陟县谢旗营镇杨堂村  
农村公益事业财政奖补重点村项目

子项  
Sub-ITEM

亮化工程

工程编号  
ITEM NO.

图名  
DRAWING NAME

照明平面图(十)

审定  
APPROVED BY

王志强

王志强

审核  
REVIEWED BY

王志强

王志强

项目负责人  
PROJECT DIRECTOR

王巍巍

王巍巍

项目经理  
PROJECT MANAGER

王巍巍

王巍巍

专业负责人  
DISCIPLINE DIRECTOR

王志强

王志强

校对  
CHECKED BY

李斌

李斌

设计  
DESIGNED BY

薛珍

薛珍

专业  
SPECIALTY

阶段  
STAGE

图号  
DRAWING NO.

11

总数  
TOTAL

20 张

版次  
VERSION

第 1 版

日期  
DATE

2025. 06

图例



新建6m LED 100W 太阳能路灯



LED 100W 太阳能路灯(电力杆上安装)



焦作建筑勘察  
设计有限公司

JIAO ZUO ARCHITECTURAL SURVEY & DESIGN CO., LTD.

(原焦作市规划建筑设计院)

证书级别: 建筑工程甲级 证书编号: A141012186  
Qualification grade: A Certificate serial number: A141012186  
证书级别: 城乡规划乙级 证书编号: 豫自资规乙字23410084

会签栏 COUNTERSIGNATURE		
总图 LAYOUT PLAN		
建筑 ARCHITECTURE		
结构 STRUCTURE		
给排水 WATERSUPPLY&DRAINAGE		
暖通 HEATING&VENTILATION		
电气 ELECTRICITY		

印签栏 SEAL	
未加盖出图专用章者无效	

建设单位 CLIENT	武陟县谢旗营镇
工程名称 ITEM	武陟县谢旗营镇杨堂村 农村公益事业财政奖补重点村项目
子项 Sub-ITEM	亮化工程
工程编号 ITEM NO.	
图名 DRAWING NAME	照明平面图 (十一)

审定 APPROVED BY	王志强	王志强
审核 REVIEWED BY	王志强	王志强
项目负责人 PROJECT DIRECTOR	王巍巍	王巍巍
项目经理 PROJECT MANAGER	王巍巍	王巍巍
专业负责人 DISCIPLINE DIRECTOR	王志强	王志强
校对 CHECKED BY	李斌	李斌
设计 DESIGNED BY	薛珍	薛珍

专业 SPECIALTY		阶段 STAGE	
图号 DRAWING NO.	12	总数 TOTAL	20 张
版次 VERSION	第 1 版	日期 DATE	2025. 06

图例




新建6m LED 100W 太阳能路灯



LED 100W 太阳能路灯 (电力杆上安装)



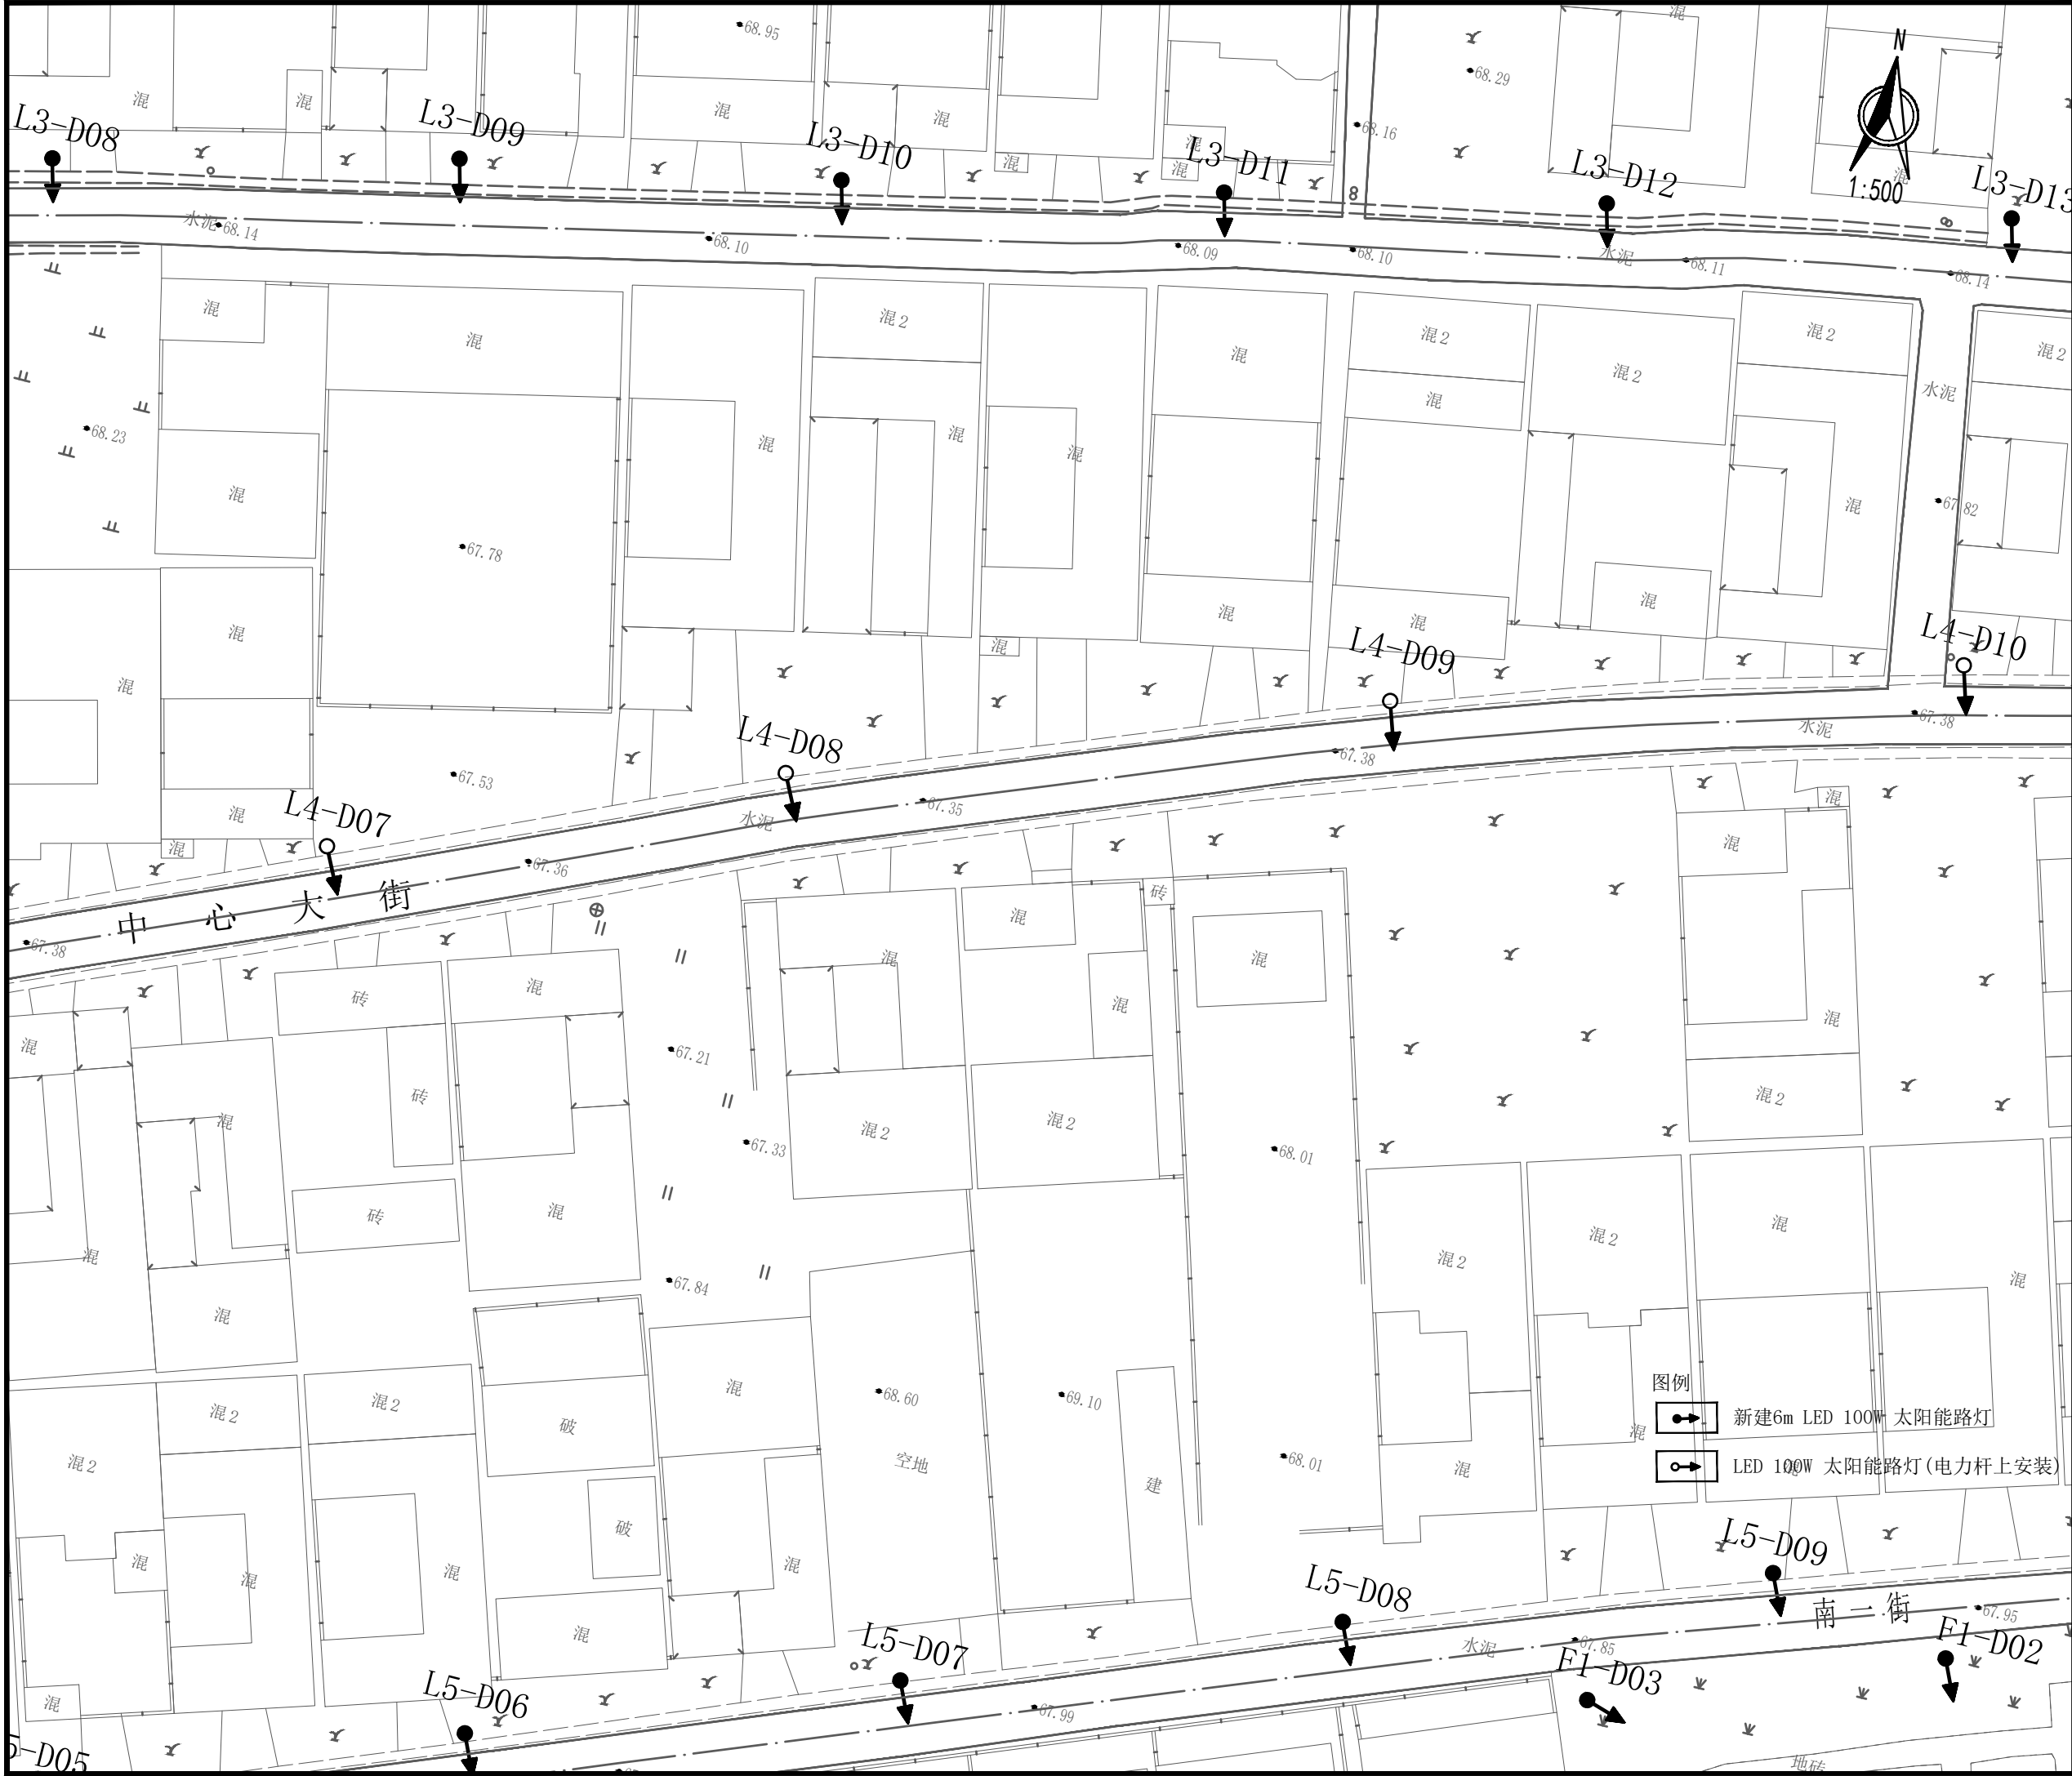

焦作建筑勘察  
设计有限公司

JIAO ZUO ARCHITECTURAL SURVEY & DESIGN CO., LTD.

(原焦作市规划建筑设计院)

证书级别: 建筑工程甲级 证书编号: A141012186  
Qualification grade: A Certificate serial number: A141012186  
证书级别: 城乡规划乙级 证书编号: 豫自资规乙字23410084


会签栏 COUNTERSIGNATURE		
总图 LAYOUT PLAN		
建筑 ARCHITECTURE		
结构 STRUCTURE		
给排水 WATERSUPPLY&DRAINAGE		
暖通 HEATING&VENTILATION		
电气 ELECTRICITY		

印签栏 SEAL	
未加盖出图专用章者无效	

建设单位 CLIENT	武陟县谢旗营镇
工程名称 ITEM	武陟县谢旗营镇杨堂村 农村公益事业财政奖补重点村项目
子项 Sub-ITEM	亮化工程
工程编号 ITEM NO.	
图名 DRAWING NAME	照明平面图 (十二)

审定 APPROVED BY	王志强	王志强
审核 REVIEWED BY	王志强	王志强
项目负责人 PROJECT DIRECTOR	王巍巍	王巍巍
项目经理 PROJECT MANAGER	王巍巍	王巍巍
专业负责人 DISCIPLINE DIRECTOR	王志强	王志强
校对 CHECKED BY	李斌	李斌
设计 DESIGNED BY	薛珍	薛珍

专业 SPECIALTY		阶段 STAGE	
图号 DRAWING NO.	13	总数 TOTAL	20 张
版次 VERSION	第 1 版	日期 DATE	2025. 06

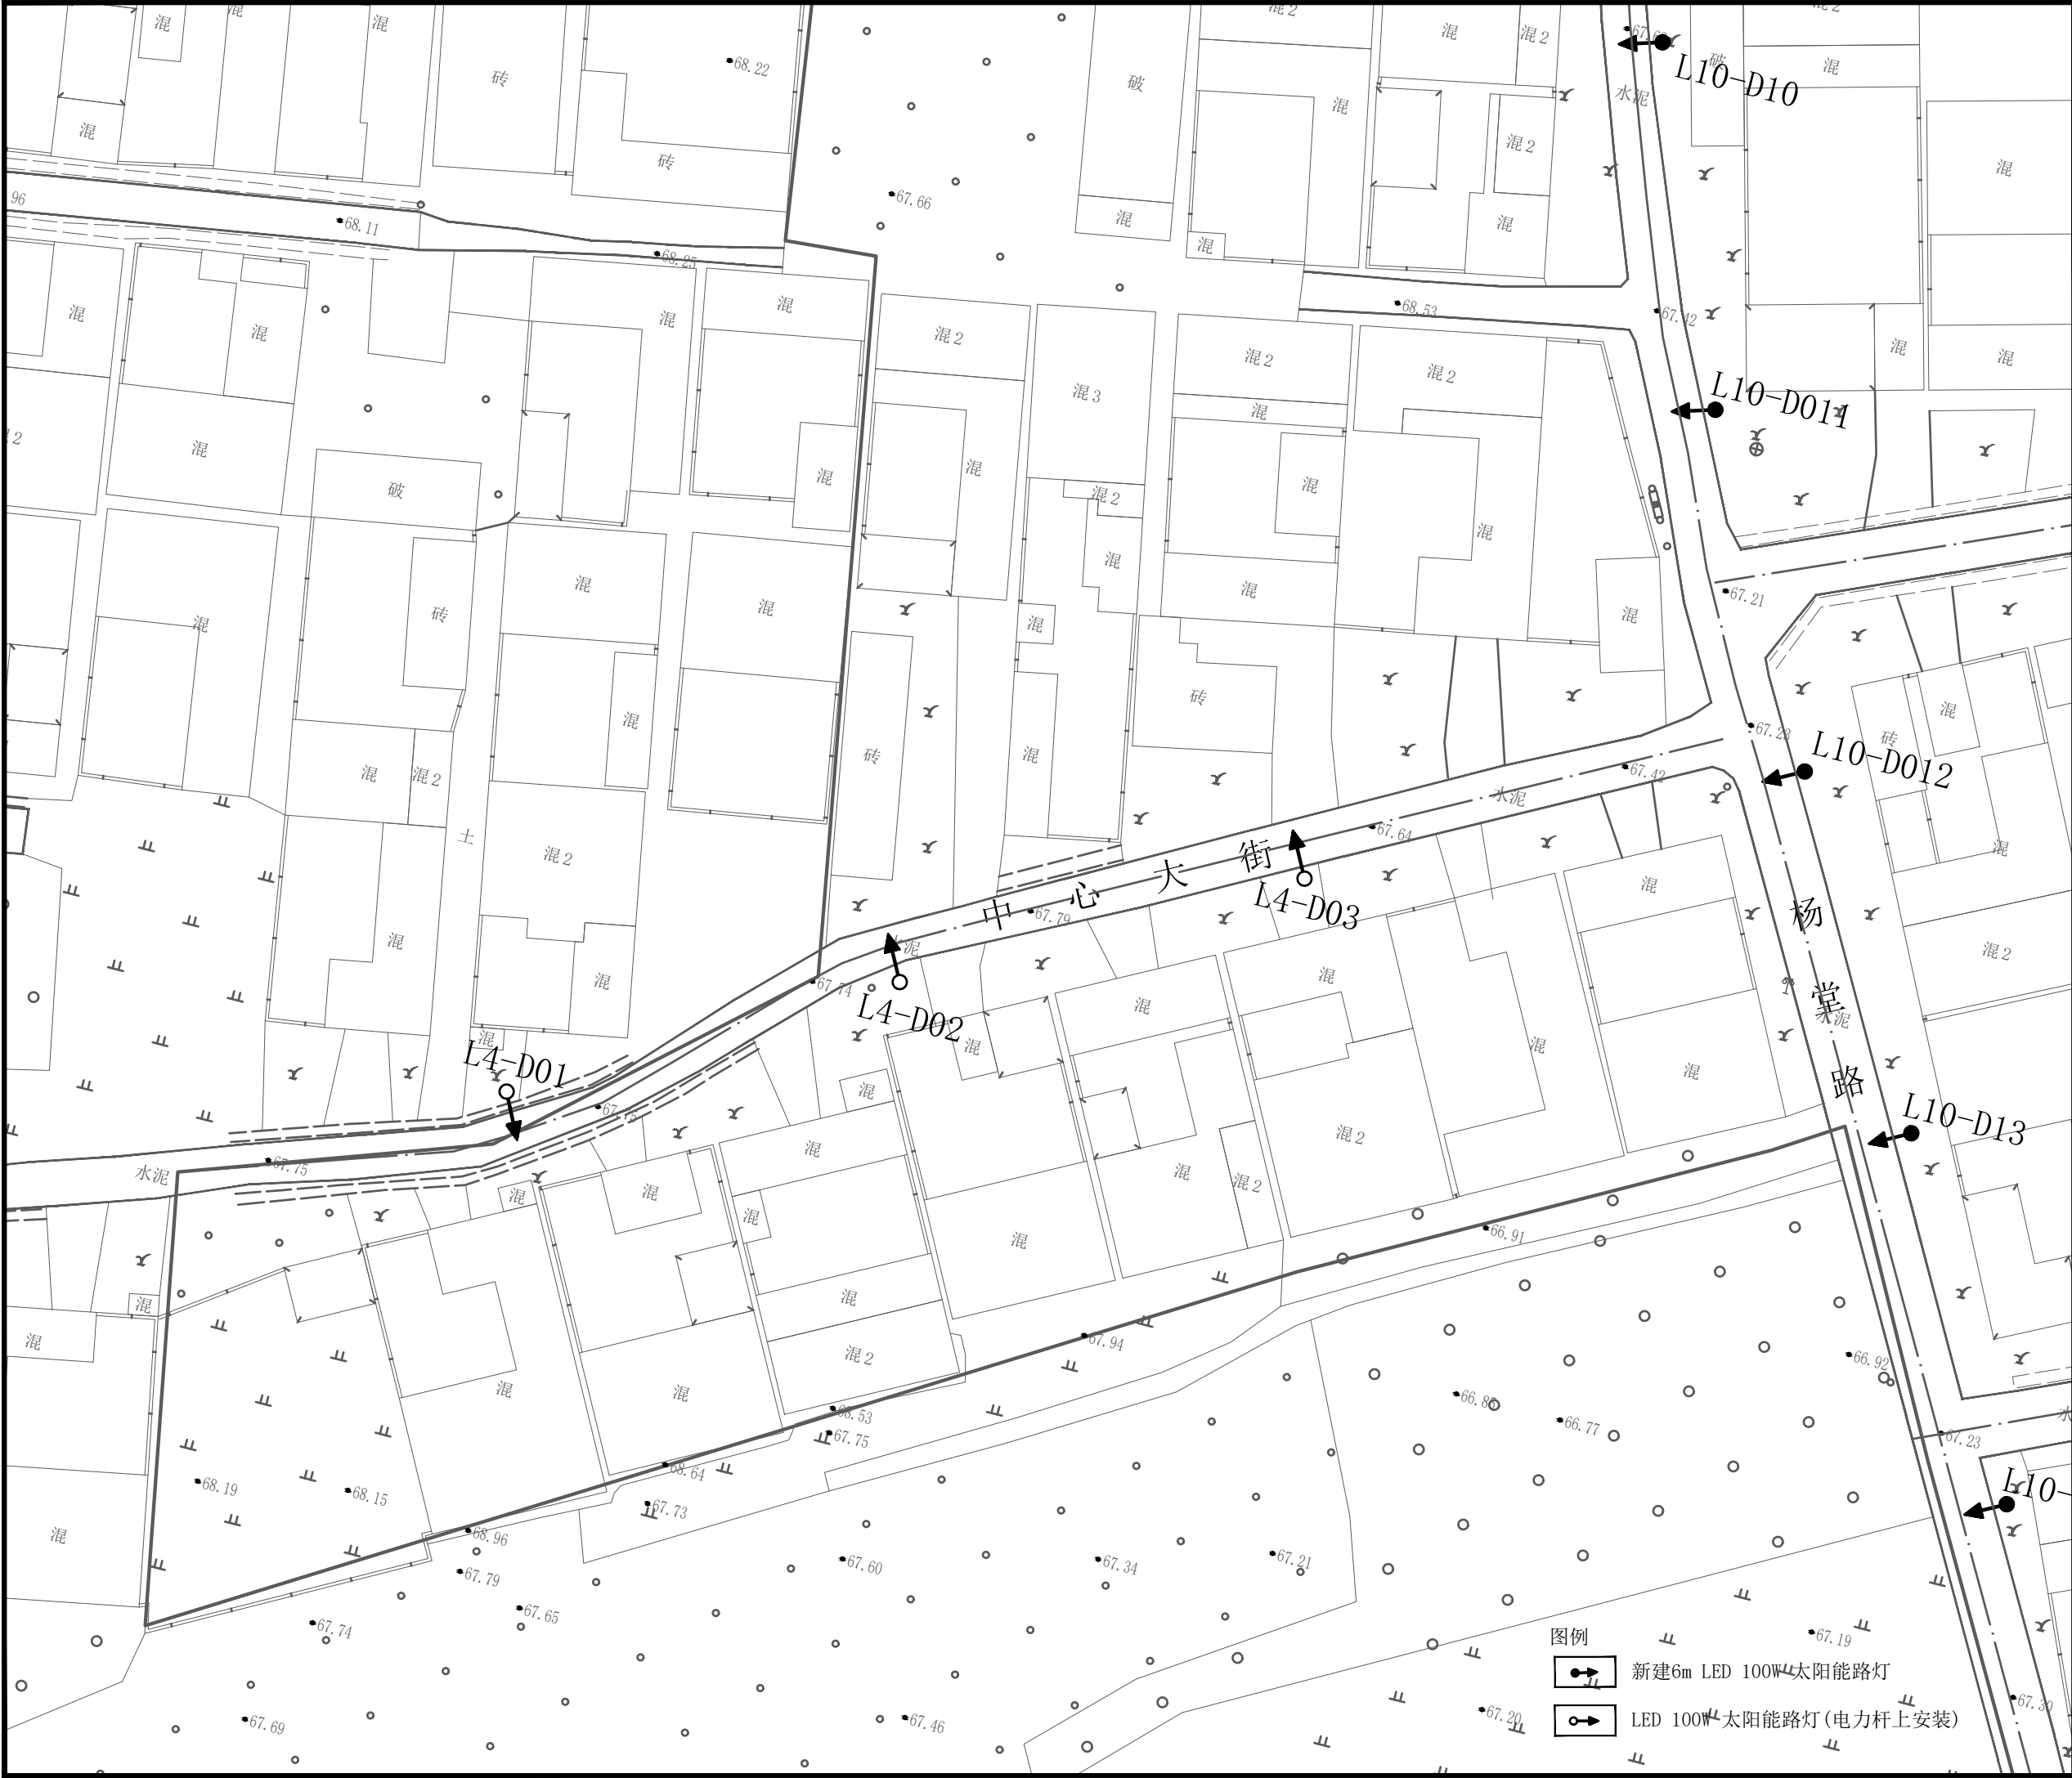

焦作建筑勘察  
设计有限公司

JIAO ZUO ARCHITECTURAL SURVEY & DESIGN CO., LTD.

(原焦作市规划建筑设计院)

证书级别: 建筑工程甲级 证书编号: A141012186  
Qualification grade: A Certificate serial number: A141012186  
证书级别: 城乡规划乙级 证书编号: 豫自资规乙字23410084

会签栏 COUNTERSIGNATURE		
总图 LAYOUT PLAN		
建筑 ARCHITECTURE		
结构 STRUCTURE		
给排水 WATERSUPPLY&DRAINAGE		
暖通 HEATING&VENTILATION		
电气 ELECTRICITY		

印签栏 SEAL		
未加盖出图专用章者无效		

建设单位 CLIENT	武陟县谢旗营镇	
工程名称 ITEM	武陟县谢旗营镇杨堂村 农村公益事业财政奖补重点村项目	
子项 Sub-ITEM	亮化工程	
工程编号 ITEM NO.		
图名 DRAWING NAME	照明平面图 (十三)	

审定 APPROVED BY	王志强	王志强
审核 REVIEWED BY	王志强	王志强
项目负责人 PROJECT DIRECTOR	王巍巍	王巍巍
项目经理 PROJECT MANAGER	王巍巍	王巍巍
专业负责人 DISCIPLINE DIRECTOR	王志强	王志强
校对 CHECKED BY	李斌	李斌
设计 DESIGNED BY	薛珍	薛珍

专业 SPECIALTY		阶段 STAGE	
图号 DRAWING NO.	14	总数 TOTAL	20 张
版次 VERSION	第 1 版	日期 DATE	2025. 06

- 图例
- 新建6m LED 100W太阳能路灯
  - LED 100W太阳能路灯 (电力杆上安装)



焦作建筑勘察  
设计有限公司

JIAO ZUO ARCHITECTURAL SURVEY & DESIGN CO., LTD.

(原焦作市规划建筑设计院)

证书级别: 建筑工程甲级 证书编号: A141012186

Qualification grade: A Certificate serial number: A141012186

证书级别: 城乡规划乙级 证书编号: 豫自资规乙字23410084

会签栏

COUNTERSIGNATURE

总图

LAYOUT PLAN

建筑

ARCHITECTURE

结构

STRUCTURE

给排水

WATER SUPPLY & DRAINAGE

暖通

HEATING & VENTILATION

电气

ELECTRICITY

印签栏

SEAL

未加盖出图专用章者无效

建设单位

CLIENT

武陟县谢旗营镇

工程名称

ITEM

武陟县谢旗营镇杨堂村  
农村公益事业财政奖补重点村项目

子项

Sub-ITEM

亮化工程

工程编号

ITEM NO.

图名

DRAWING NAME

照明平面图(十四)

审定

APPROVED BY

王志强

王志强

审核

REVIEWED BY

王志强

王志强

项目负责人

PROJECT DIRECTOR

王巍巍

王巍巍

项目经理

PROJECT MANAGER

王巍巍

王巍巍

专业负责人

DISCIPLINE DIRECTOR

王志强

王志强

校对

CHECKED BY

李斌

李斌

设计

DESIGNED BY

薛珍

薛珍

专业

SPECIALTY

阶段

STAGE

图号

DRAWING NO.

15

总数

TOTAL

20 张

版次


VERSION

第 1 版

日期

DATE

2025. 06

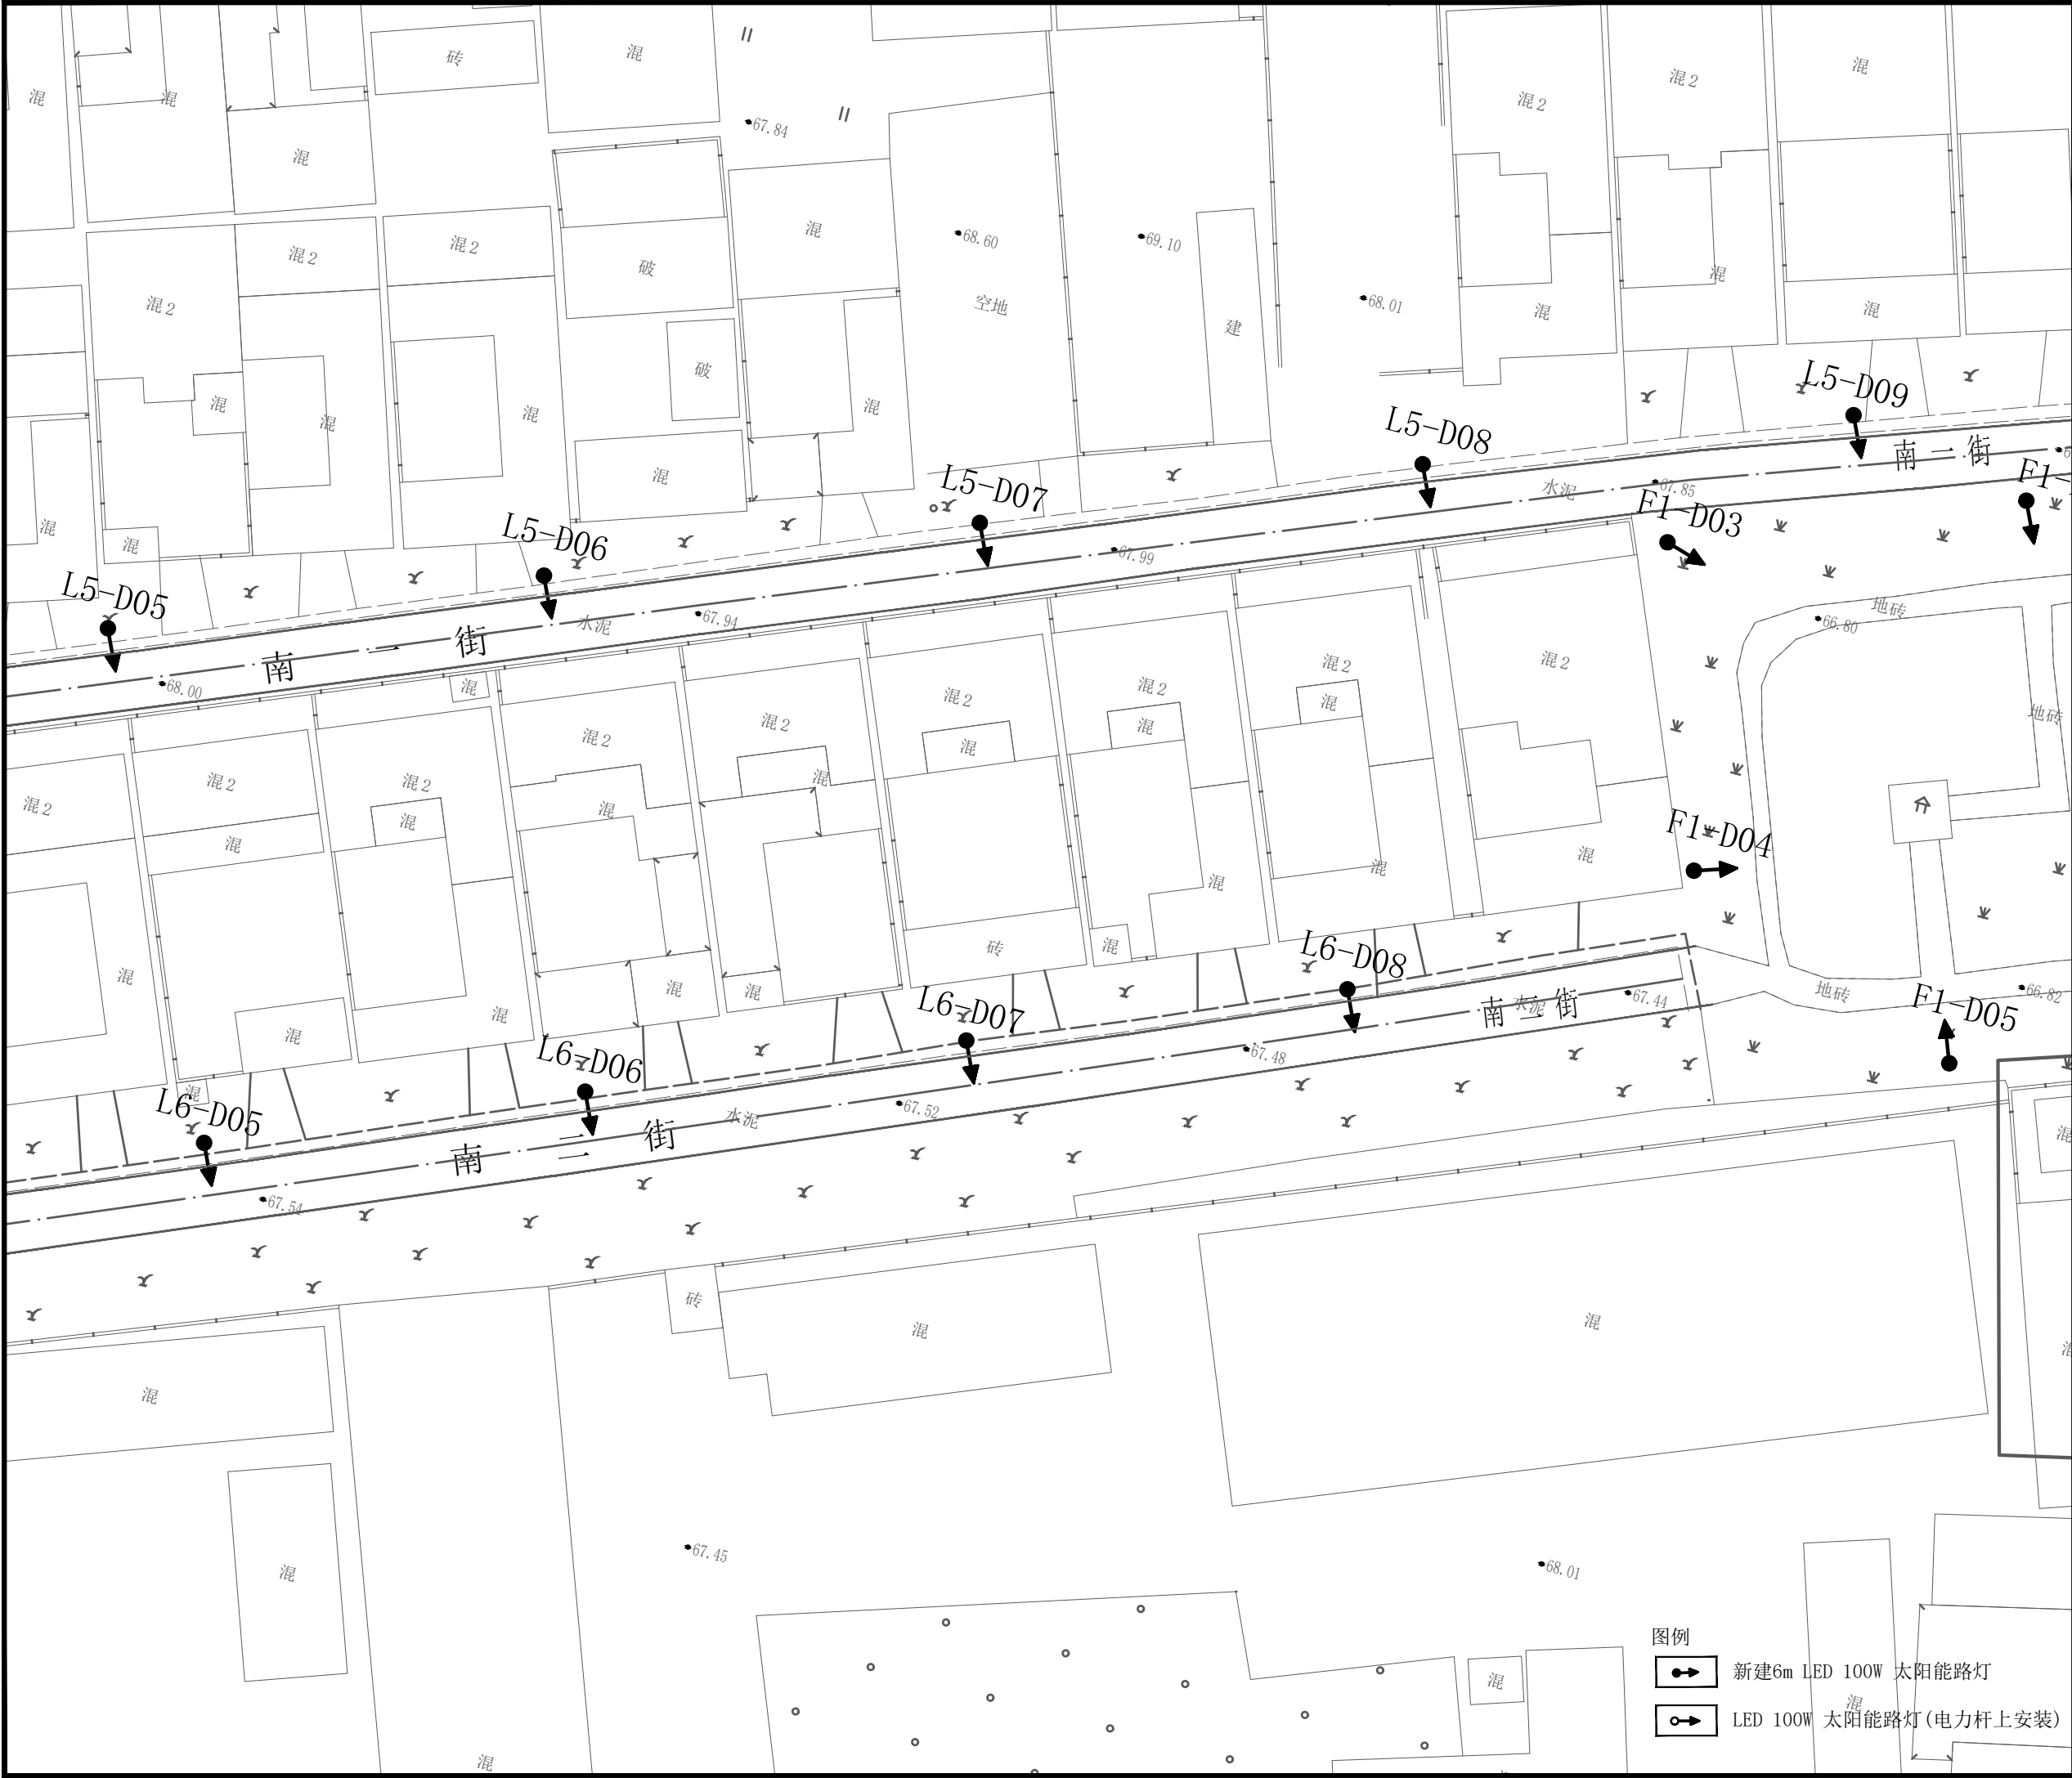

焦作建筑勘察  
设计有限公司

JIAO ZUO ARCHITECTURAL SURVEY & DESIGN CO., LTD.

(原焦作市规划建筑设计院)

证书级别: 建筑工程甲级 证书编号: A141012186  
Qualification grade: A Certificate serial number: A141012186

证书级别: 城乡规划乙级 证书编号: 豫自资规乙字23410084

会签栏  
COUNTERSIGNATURE

总图  
LAYOUT PLAN

建筑  
ARCHITECTURE

结构  
STRUCTURE

给排水  
WATERSUPPLY&DRAINAGE

暖通  
HEATING&VENTILATION

电气  
ELECTRICITY

印签栏  
SEAL

未加盖出图专用章者无效

建设单位  
CLIENT

武陟县谢旗营镇

工程名称  
ITEM

武陟县谢旗营镇杨堂村  
农村公益事业财政奖补重点村项目

子项  
Sub-ITEM

亮化工程

工程编号  
ITEM NO.

图名  
DRAWING NAME

照明平面图 (十五)

审定  
APPROVED BY

王志强

王志强

审核  
REVIEWED BY

王志强

王志强

项目负责人  
PROJECT DIRECTOR

王巍巍

王巍巍

项目经理  
PROJECT MANAGER

王巍巍

王巍巍

专业负责人  
DISCIPLINE DIRECTOR

王志强

王志强

校对  
CHECKED BY

李斌

李斌

设计  
DESIGNED BY

薛珍

薛珍

专业  
SPECIALTY

阶段  
STAGE

图号  
DRAWING NO.

16

总数  
TOTAL

20 张

版次  
VERSION

第 1 版

日期  
DATE

2025. 06


图例



新建6m LED 100W 太阳能路灯



LED 100W 太阳能路灯(电力杆上安装)

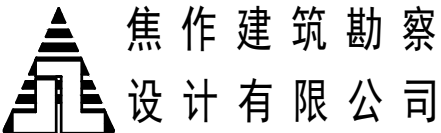

JIAO ZUO ARCHITECTURAL SURVEY & DESIGN CO., LTD.

(原焦作市规划建筑设计院)

证书级别: 建筑工程甲级 证书编号: A141012186  
Qualification grade: A Certificate serial number: A141012186  
证书级别: 城乡规划乙级 证书编号: 豫自资规乙字23410084

会签栏 COUNTERSIGNATURE		
总图 LAYOUT PLAN		
建筑 ARCHITECTURE		
结构 STRUCTURE		
给排水 WATER SUPPLY & DRAINAGE		
暖通 HEATING & VENTILATION		
电气 ELECTRICITY		


印签栏 SEAL		
未加盖出图专用章者无效		

建设单位 CLIENT	武陟县谢旗营镇	
工程名称 ITEM	武陟县谢旗营镇杨堂村 农村公益事业财政奖补重点村项目	
子项 Sub-ITEM	亮化工程	
工程编号 ITEM NO.		
图名 DRAWING NAME	照明平面图 (十六)	

审定 APPROVED BY	王志强	王志强
审核 REVIEWED BY	王志强	王志强
项目负责人 PROJECT DIRECTOR	王巍巍	王巍巍
项目经理 PROJECT MANAGER	王巍巍	王巍巍
专业负责人 DISCIPLINE DIRECTOR	王志强	王志强
校对 CHECKED BY	李斌	李斌
设计 DESIGNED BY	薛珍	薛珍

专业 SPECIALTY		阶段 STAGE	
图号 DRAWING NO.	17	总数 TOTAL	20 张
版次 VERSION	第 1 版	日期 DATE	2025. 06

- 图例
- 新建6m LED 100W 太阳能路灯
  - LED 100W 太阳能路灯 (电力杆上安装)

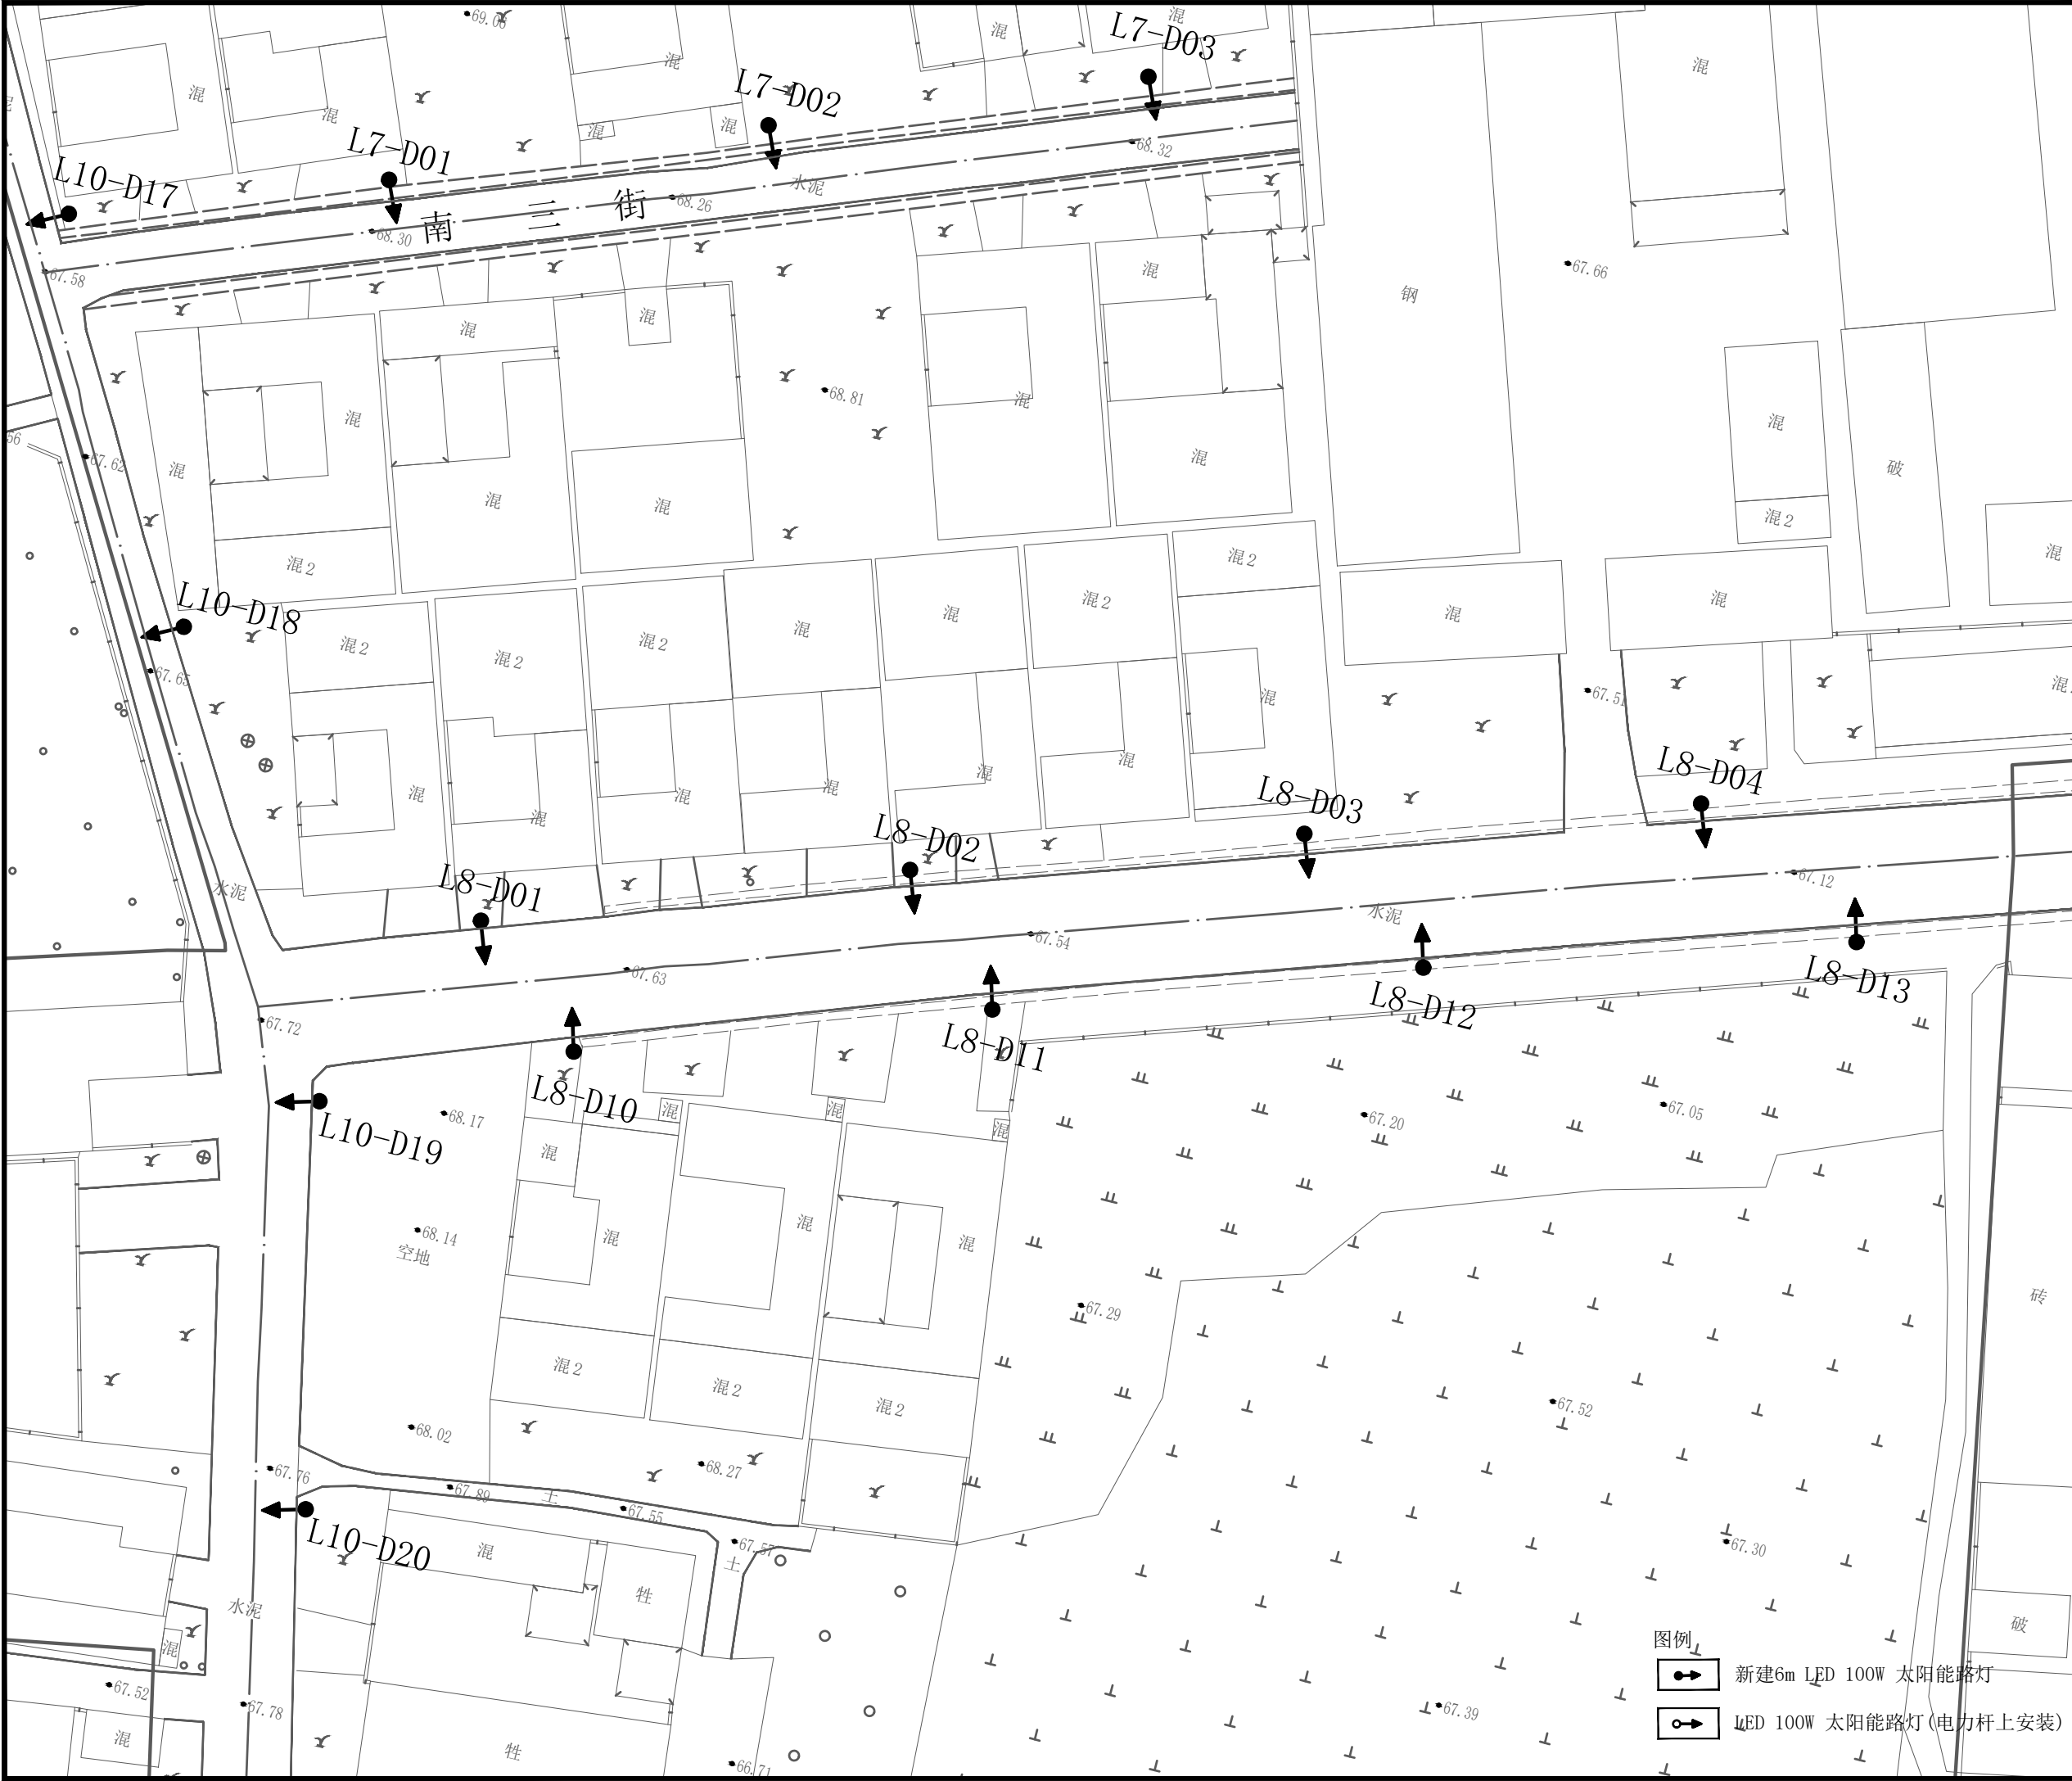

焦作建筑勘察  
设计有限公司

JIAO ZUO ARCHITECTURAL SURVEY & DESIGN CO., LTD.

(原焦作市规划建筑设计院)

证书级别: 建筑工程甲级 证书编号: A141012186  
Qualification grade: A Certificate serial number: A141012186

证书级别: 城乡规划乙级 证书编号: 豫自资规乙字23410084

会签栏  
COUNTERSIGNATURE

总图  
LAYOUT PLAN

建筑  
ARCHITECTURE

结构  
STRUCTURE

给排水  
WATERSUPPLY&DRAINAGE

暖通  
HEATING&VENTILATION

电气  
ELECTRICITY

印签栏  
SEAL

未加盖出图专用章者无效

建设单位  
CLIENT

武陟县谢旗营镇

工程名称  
ITEM

武陟县谢旗营镇杨堂村  
农村公益事业财政奖补重点村项目

子项  
Sub-ITEM

亮化工程

工程编号  
ITEM NO.

图名  
DRAWING NAME

照明平面图 (十七)

审定  
APPROVED BY

王志强

王志强

审核  
REVIEWED BY

王志强

王志强

项目负责人  
PROJECT DIRECTOR

王巍巍

王巍巍

项目经理  
PROJECT MANAGER

王巍巍

王巍巍

专业负责人  
DISCIPLINE DIRECTOR

王志强

王志强

校对  
CHECKED BY

李斌

李斌

设计  
DESIGNED BY

薛珍

薛珍

专业  
SPECIALTY

阶段  
STAGE

图号  
DRAWING NO.

18

总数  
TOTAL

20 张

版次  
VERSION

第 1 版

日期  
DATE

2025. 06


图例



新建6m LED 100W 太阳能路灯



LED 100W 太阳能路灯 (电力杆上安装)

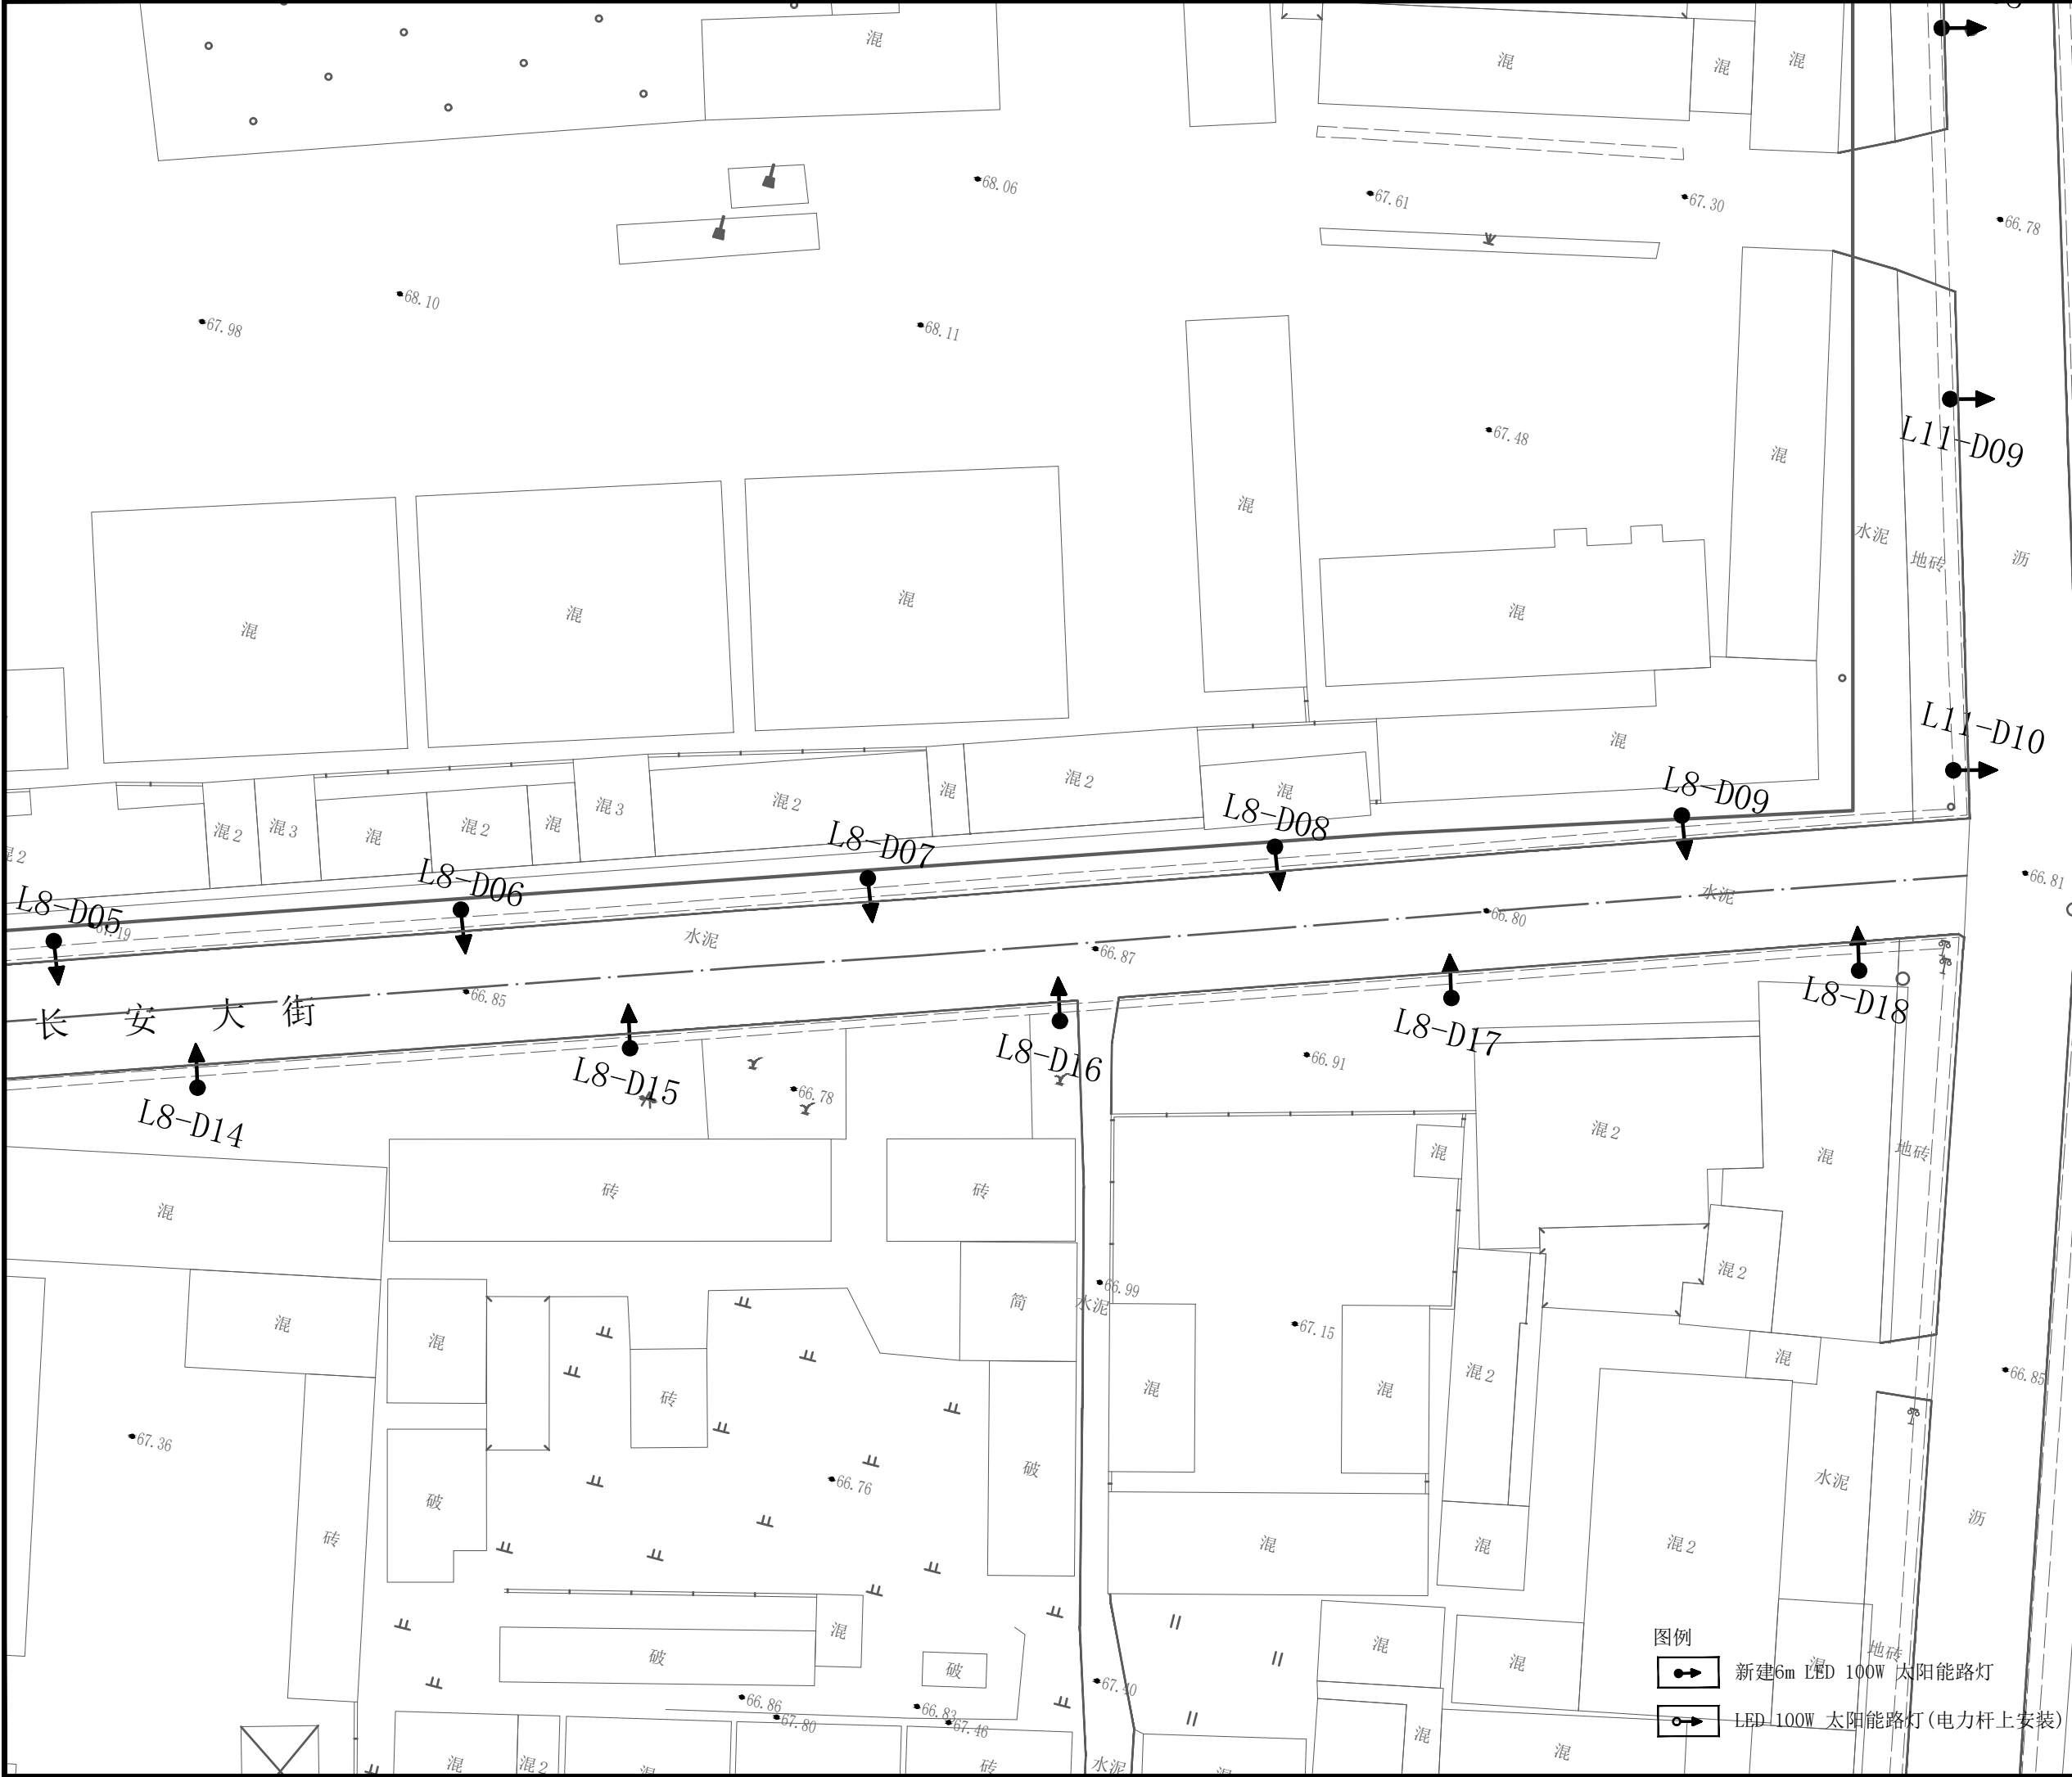

焦作建筑勘察  
设计有限公司

JIAO ZUO ARCHITECTURAL SURVEY & DESIGN CO., LTD.

(原焦作市规划建筑设计院)

证书级别: 建筑工程甲级 证书编号: A141012186  
Qualification grade: A Certificate serial number: A141012186

证书级别: 城乡规划乙级 证书编号: 豫自资规乙字23410084

会签栏  
COUNTERSIGNATURE

总图 LAYOUT PLAN		
建筑 ARCHITECTURE		
结构 STRUCTURE		
给排水 WATER SUPPLY & DRAINAGE		
暖通 HEATING & VENTILATION		
电气 ELECTRICITY		

印签栏  
SEAL

未加盖出图专用章者无效

建设单位 CLIENT	武陟县谢旗营镇
工程名称 ITEM	武陟县谢旗营镇杨堂村 农村公益事业财政奖补重点村项目
子项 Sub-ITEM	亮化工程
工程编号 NO.	
图名 DRAWING NAME	照明平面图 (十八)

审定 APPROVED BY	王志强	王志强
审核 REVIEWED BY	王志强	王志强
项目负责人 PROJECT DIRECTOR	王巍巍	王巍巍
项目经理 PROJECT MANAGER	王巍巍	王巍巍
专业负责人 DISCIPLINE DIRECTOR	王志强	王志强
校对 CHECKED BY	李斌	李斌
设计 DESIGNED BY	薛珍	薛珍

专业 SPECIALTY		阶段 STAGE	
图号 DRAWING NO.	19	总数 TOTAL	20 张
版次 VERSION	第 1 版	日期 DATE	2025. 06





图例

新建6m LED 100W 太阳能路灯

LED 100W 太阳能路灯(电力杆上安装)

焦作建筑勘察  
设计有限公司

JIAO ZUO ARCHITECTURAL SURVEY & DESIGN CO., LTD.

(原焦作市规划建筑设计院)

证书级别: 建筑工程甲级  
Qualification grade: A

证书编号: A141012186  
Certificate serial number: A141012186

证书级别: 城乡规划乙级

证书编号: 豫自资规乙字23410084

会签栏 COUNTERSIGNATURE			
总图 LAYOUT PLAN			
建筑 ARCHITECTURE			
结构 STRUCTURE			
给排水 WATER SUPPLY & DRAINAGE			
暖通 HEATING VENTILATION			
电气 ELECTRICITY			
印签栏 SEAL			
未加盖出图专用章者无效			
建设单位 CLIENT	武陟县谢旗营镇		
工程名称 ITEM	武陟县谢旗营镇杨堂村 农村公益事业财政奖补重点村项目		
子项 Sub-ITEM	亮化工程		
工程编号 ITEM NO.			
图名 DRAWING NAME	照明平面图(十九)		
审定 APPROVED BY	王志强	王志强	
审核 REVIEWED BY	王志强	王志强	
项目负责人 PROJECT DIRECTOR	王巍巍	王巍巍	
项目经理 PROJECT MANAGER	王巍巍	王巍巍	
专业负责人 DISCIPLINE DIRECTOR	王志强	王志强	
校对 CHECKED BY	李斌	李斌	
设计 DESIGNED BY	薛珍	薛珍	
专业 SPECIALTY		阶段 STAGE	
图号 DRAWING NO.	20	总数 TOTAL	20 张
版次 VERSION	第 1 版	日期 DATE	2025. 06

# 环境整治工程

# 种植池施工设计说明

## 一、设计依据

1、建设单位与设计单位签订的工程设计合同；	照相关专业施工图纸，核实相应的场地标高，并将有疑问及与施工现场相矛盾之处提醒设计单位，以便在施工前解决此类问题。
2、建设单位确定及有关部门审批通过的设计方案和修改意见；	
3、相关的国家园林景观土木工程设计各类规范、规定及标准；	
4、本工程建设单位所提供的设计任务书及各项基础资料；	

## 二、工程概况

1、工程名称:本工程为武陟县谢旗营镇杨堂村农村公益事业财政奖补重点村项目。杨堂路设计种植池和进行对文化广场的设计。	
---	--

## 三、总体定位

1、加强农村基础设施建设，为村民营造更好的生活环境，提高人民群众的幸福感和获得感。	
---	--

## 四、设计标高

1、本工程无特殊说明时，标高均以米(m)为单位,尺寸均以毫米(mm)为单位。	
2、本工程总平面图设计标高采用相对高成标高值，单体平面及立、剖设计采用绝对标高值；	
3、本工程设计中如无特殊指明，所示标高均为完成面标高；总平面图中定位、竖向与详图有细小出入时，应以详图为准。	
4、按施工平面图所标具体尺寸定点放线,如为不规则造型，应用方格网法及图中比例尺寸定点放线。要求定点放线准确，符合施工设计要求。	
5、本工程各种材料做法标注顺序自上而下：垂直面上以图上标注为准；水平面上按实际的上下层次注写。	
6、本工程设计中如无特殊表明，竖向设计坡度均按下列坡度设计:广场如无特殊注明，坡向排水方向，坡度0.3%。	
7、本工程设计中所注材料配合比除注明重量比外，其余均为体积比。	
8、混凝土:除图纸中有说明者外，一般砖墙基础用C15，基础地基土必须夯实，土的夯实度大于93%。	

## 五、施工准备


1、施工单位应依据合同约定，对景观工程进行施工和管理，并应符合下列规定:	
1.1施工单位及人员应具备相应的资格、资质。	
1.2施工单位应建立技术、质量、安全生产、文明施工等各项规章制度。	
1.3施工单位应依据工程类别、规模、技术复杂程度，配备满足施工需要的常规检测设备和工具。	
2、施工单位应熟悉图纸，掌握设计意图与要求，应参加设计交底，并应符合下列规定:	
2.1施工单位对图纸中出现的疑问应提出书面建议，应按照相应程序报审，经相关单位签证后实施。	
2.2施工单位应编制施工组织设计(施工方案)，应在工程开工前与开工申请报告一并报予建设单位和监理单位。	
3、施工单位进场后，应组织施工人员熟悉工程合同及与工程项目有关的技术标准。了解现场的地上、地下障碍物、管网、地形地貌、土质、红线范围、周边情况(水源、水质、电源、交通等)。如地下管网线在园林建筑施工前已铺设，请业主提供详尽的管网施工图并就相关冲突处由甲方牵头会同设计、施工现场协调解决。本工程所有材料均应有出厂合格证和质量检验报告，严格保证工程质量。	

## 六、施工组织与实施


1、根据施工任务量、施工要求、预算项目的具体定额等组织施工技术力量、安排施工计划。	
2、熟读图纸、熟记规范、准备好施工机械、工具等原材料，做好施工的前期工作。	
3、按工程主管单位的要求、施工期限、合同规定、施工设计图和景观规范认真组织具体施工。	

## 四、场地处理注意事项

1、场地的平整、构筑与清理	
1.1 场地应按预算定额规定平整地面至设计坡度要求，同时清除碎石及杂草杂物。	
1.2 有各种管线的区域、建(构)筑物周边的整理用地，应在其完工并验收合格后进行。	
1.3 应将现场内的渣土、工程废料、及其他有害污染物清除干净。	
1.4 施工方应对整个设计范围内最终实施的场地、路面及排水的最终效果负责。施工方应于施工前对	

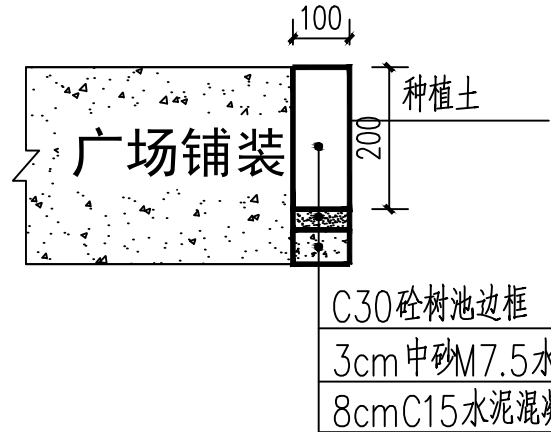


⑨树池安装图

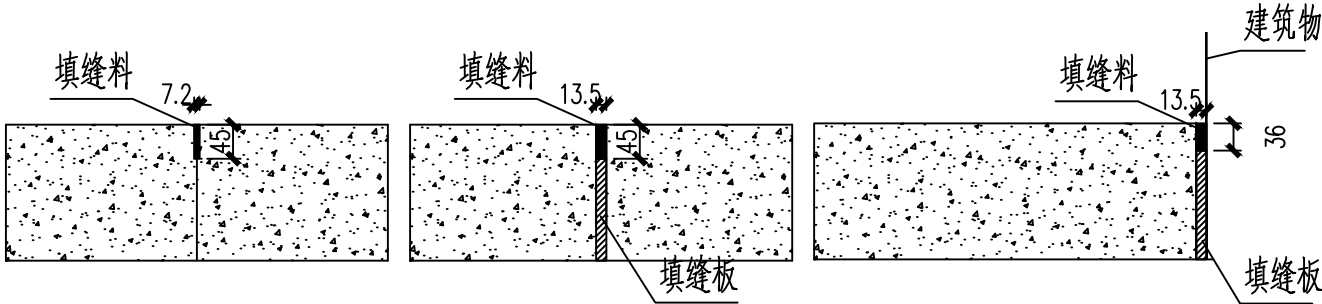

①缩缝


②胀缝

③与构筑物胀缝

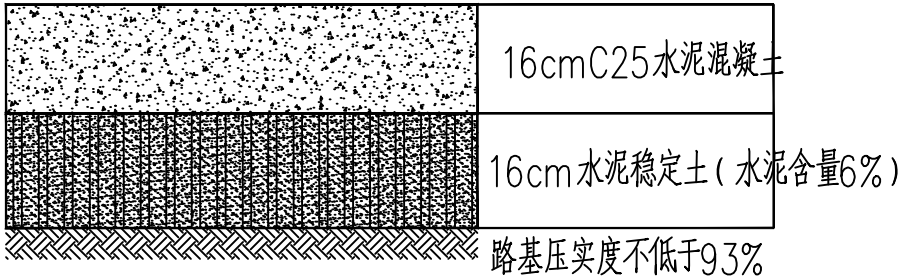

④文化广场铺装结构图

- 混凝土面层应拉毛、压痕或刻痕，其平均纹理深度应为1—2mm。
- 混凝土纵向长约20m 或与不同构筑物衔接时需做伸缝，板厚改变处处应设置横向胀缝。
- 水泥混凝土路面28d龄期的弯拉强度标准值应不低于4.5MPa
- 混凝土面层分块捣制，随打随抹平，每块4X4m。

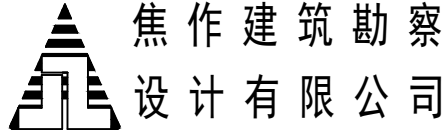

JIAO ZUO ARCHITECTURAL SURVEY & DESIGN CO., LTD.

(原焦作市规划建筑设计院)

证书级别:建筑工程甲级 证书编号: A141012186  
Qualification grade: A Certificate serial number: A141012186

证书级别:城乡规划乙级 证书编号: 豫自资规乙字23410084

会签栏  
COUNTERSIGNATURE

总图 LAYOUT PLAN		
建筑 ARCHITECTURE		
结构 STRUCTURE		
给排水 WATERSUPPLY&DRAINAGE		
暖通 HEATINGVENTILATION		
电气 ELECTRICITY		

印签栏  
SEAL

未加盖出图专用章者无效

建设单位 CLIENT	武陟县谢旗营镇
----------------	---------

工程名称 ITEM	武陟县谢旗营镇杨堂村 农村公益事业财政奖补重点村项目
--------------	-------------------------------

子项 Sub-ITEM	环境整治工程
----------------	--------

工程编号 ITEM NO.	
------------------	--

图名 DRAWING NAME	种植池施工设计说明、 文化广场铺装结构图
--------------------	-------------------------

审定 APPROVED BY	王志强	王志强
-------------------	-----	-----

审核 REVIEWED BY	王志强	王志强
-------------------	-----	-----

项目负责人 PROJECT DIRECTOR	王崴巍	王崴巍
---------------------------	-----	-----

项目经理 PROJECT MANAGER	王崴巍	王崴巍
-------------------------	-----	-----

专业负责人 DISCIPLINE DIRECTOR	王志强	王志强
------------------------------	-----	-----

校对 CHECKED BY	李斌	李斌
------------------	----	----


设计 DESIGNED BY	薛珍	薛珍
-------------------	----	----

专业 SPECIALTY		阶段 STAGE	
-----------------	--	-------------	--


图号 DRAWING NO.	01	总数 TOTAL	14 张
-------------------	----	-------------	------

版次 VERSION	第 1 版	日期 DATE	2025. 06
---------------	-------	------------	----------



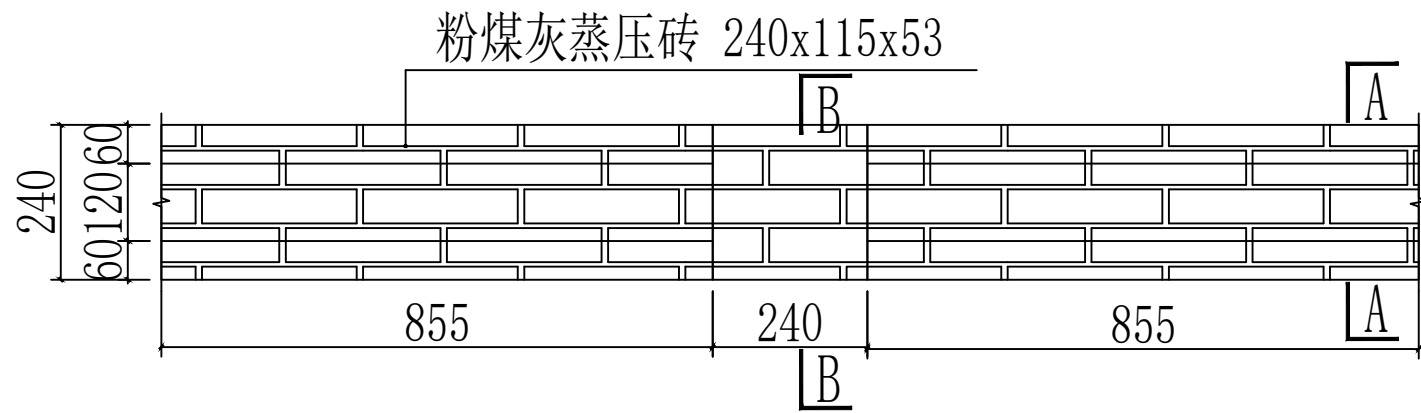


0.36米高种植池示意图

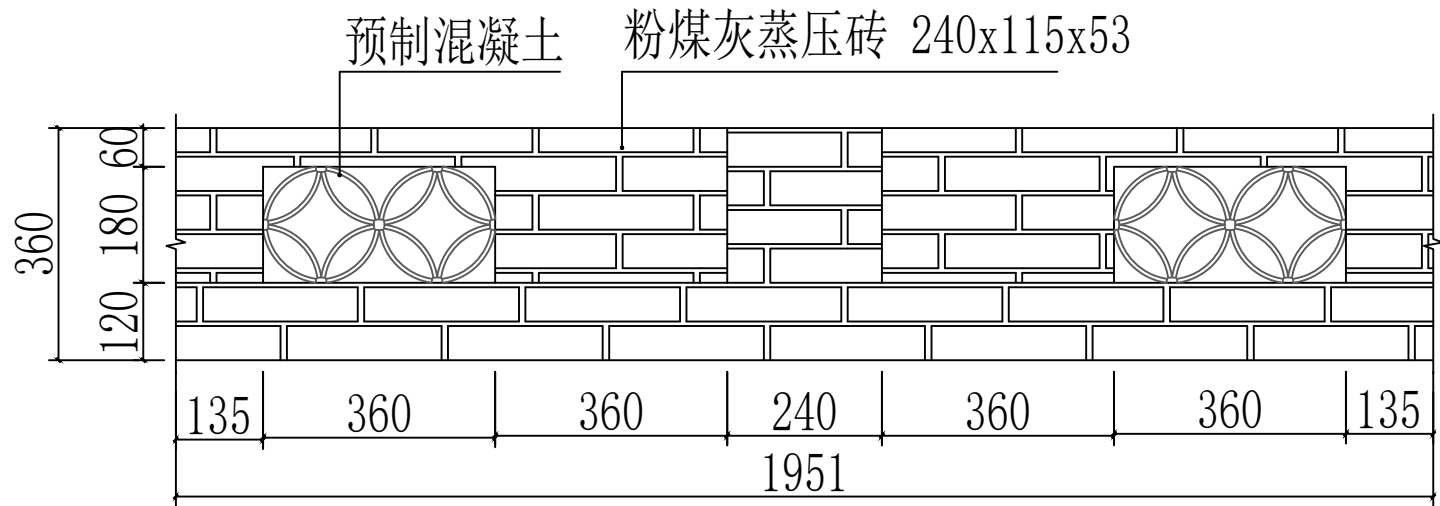


0.36米高种植池立面图




0.36米高种植池示意图

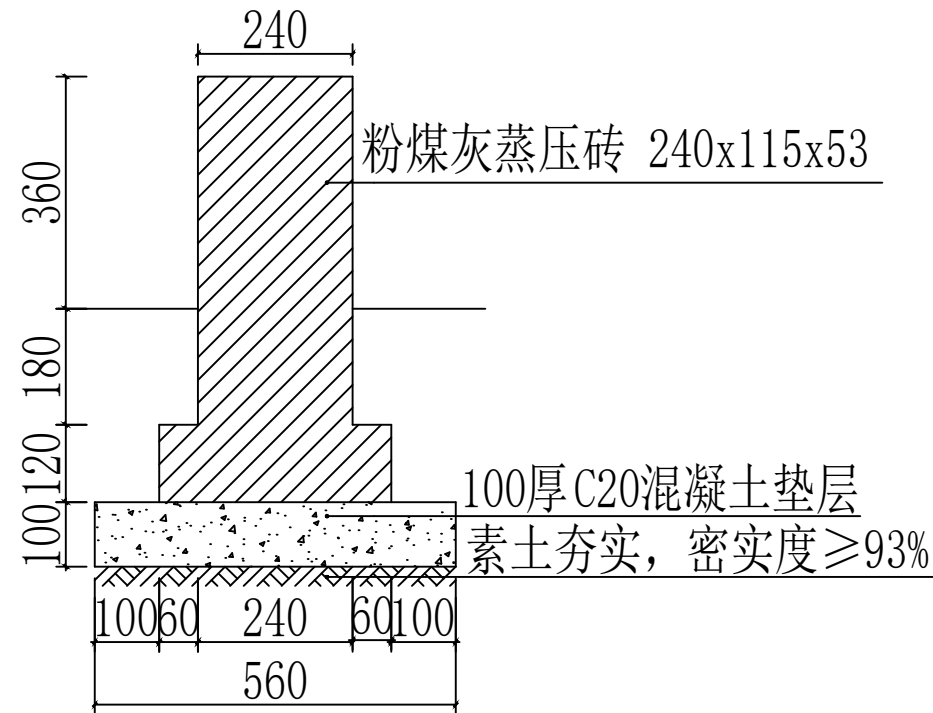

0.36米高种植池B-B剖面图

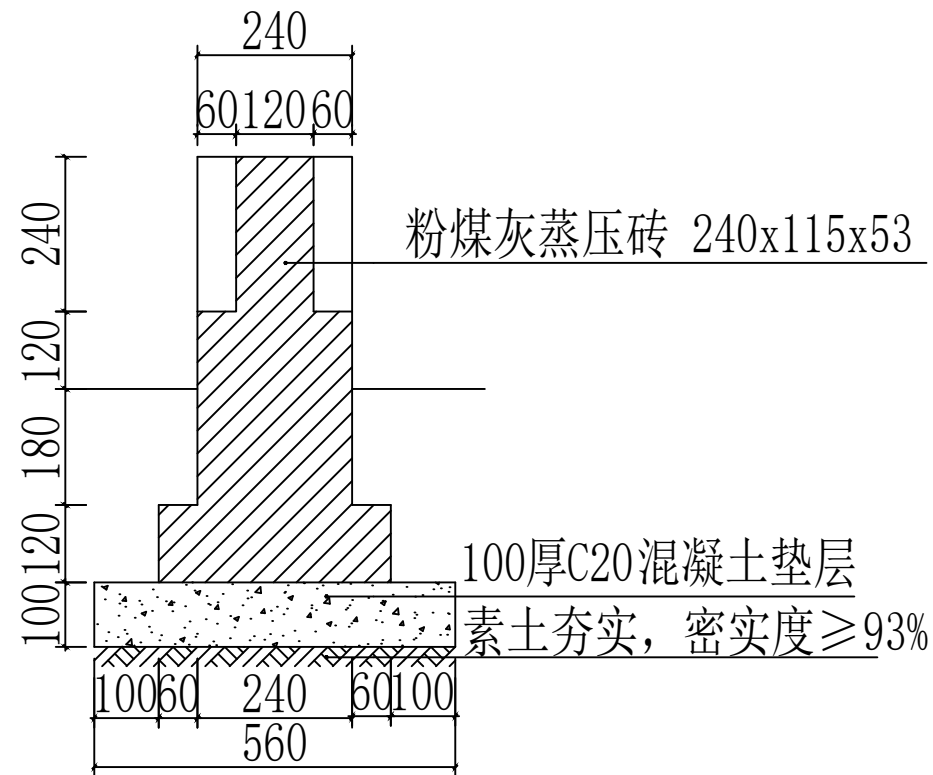

0.36米高种植池A-A剖面图

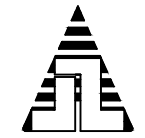

焦作建筑勘察  
设计有限公司

JIAO ZUO ARCHITECTURAL SURVEY & DESIGN CO., LTD.

(原焦作市规划建筑设计院)

证书级别: 建筑工程甲级 证书编号: A141012186  
Qualification grade: A Certificate serial number: A141012186

证书级别: 城乡规划乙级 证书编号: 豫自资规乙字23410084

会签栏 COUNTERSIGNATURE		
总图 LAYOUT PLAN		
建筑 ARCHITECTURE		
结构 STRUCTURE		
给排水 WATER SUPPLY & DRAINAGE		
暖通 HEATING & VENTILATION		
电气 ELECTRICITY		

印签栏 SEAL		
未加盖出图专用章者无效		

建设单位 CLIENT	武陟县谢旗营镇	
工程名称 ITEM	武陟县谢旗营镇杨堂村 农村公益事业财政奖补重点村项目	
子项 Sub-ITEM	环境整治工程	
工程编号 ITEM NO.		
图名 DRAWING NAME	0.36米高种植池大样图	

审定 APPROVED BY	王志强	王志强
审核 REVIEWED BY	王志强	王志强
项目负责人 PROJECT DIRECTOR	王巍巍	王巍巍
项目经理 PROJECT MANAGER	王巍巍	王巍巍
专业负责人 DISCIPLINE DIRECTOR	王志强	王志强
校对 CHECKED BY	李斌	李斌
设计 DESIGNED BY	薛珍	薛珍

专业 SPECIALTY		阶段 STAGE	
图号 DRAWING NO.	03	总数 TOTAL	14 张
版次 VERSION	第 1 版	日期 DATE	2025. 06