



甲级工程设计证书编号:A151027583

地址:四川省甘孜藏族自治州康定市康定炉城

镇东方阿尔卑斯情歌风情小镇二期3幢2

单元X2-12-3号

平面示意: KEY PLAN

注册执业章

姓 名: 肖 伟 NAME

注册证书号码:CS185400019 REGISTRATION CERTIFICATE NO.

注册印章号码:5102758-CS003

建设单位: _____ CLIENT _____

鹤壁市淇县田口镇人民政府	
工程名称:	PROJECT


淇县庙口镇研学教育基地综合楼

子项名称: 泮口店口镇研学教育基地综合楼

设计号: 2025-I7-05-01	PROJECT NO.
--------------------	-------------

图 名:	DOC. TITLE:
------	-------------

一层给排水平面图、图集目录

总 经 理	曾 涛	
-------	-----	---

设计负责人	袁 林	袁 林
-------	-----	-----

PROJECT DESIGN		设计
审 定	光 伟	审核

APPROVED BY	内 作	叶 军
审 核	内 作	叶 军

AUDIT	日 印	印
大北各事上		印

SUBJ ENGINEER	杨 晖	杨 晖

校 对 CHECKED BY	蒙 琳 琳	
-------------------	-------	---

设计 DESIGNED BY	刘海龙	
-------------------	-----	---

日期: 2025.05	DATE	图别: 水施	DWG. TYPE
-------------	------	--------	-----------

比例: 1:100	SCALE	图号: 02/07	DWG. NO.
-----------	-------	-----------	----------

版本号:	第一版	1.0.0.0
发布日期:	2010-01-01	


1、本图版权为本设计院拥有, 任何人士如未获允许

不得翻印任何部分。

3、本图需加盖本设计院工程设计出图专用章及注册

章方有效。

4、本套图纸需经国家有关部门批准方可施工。

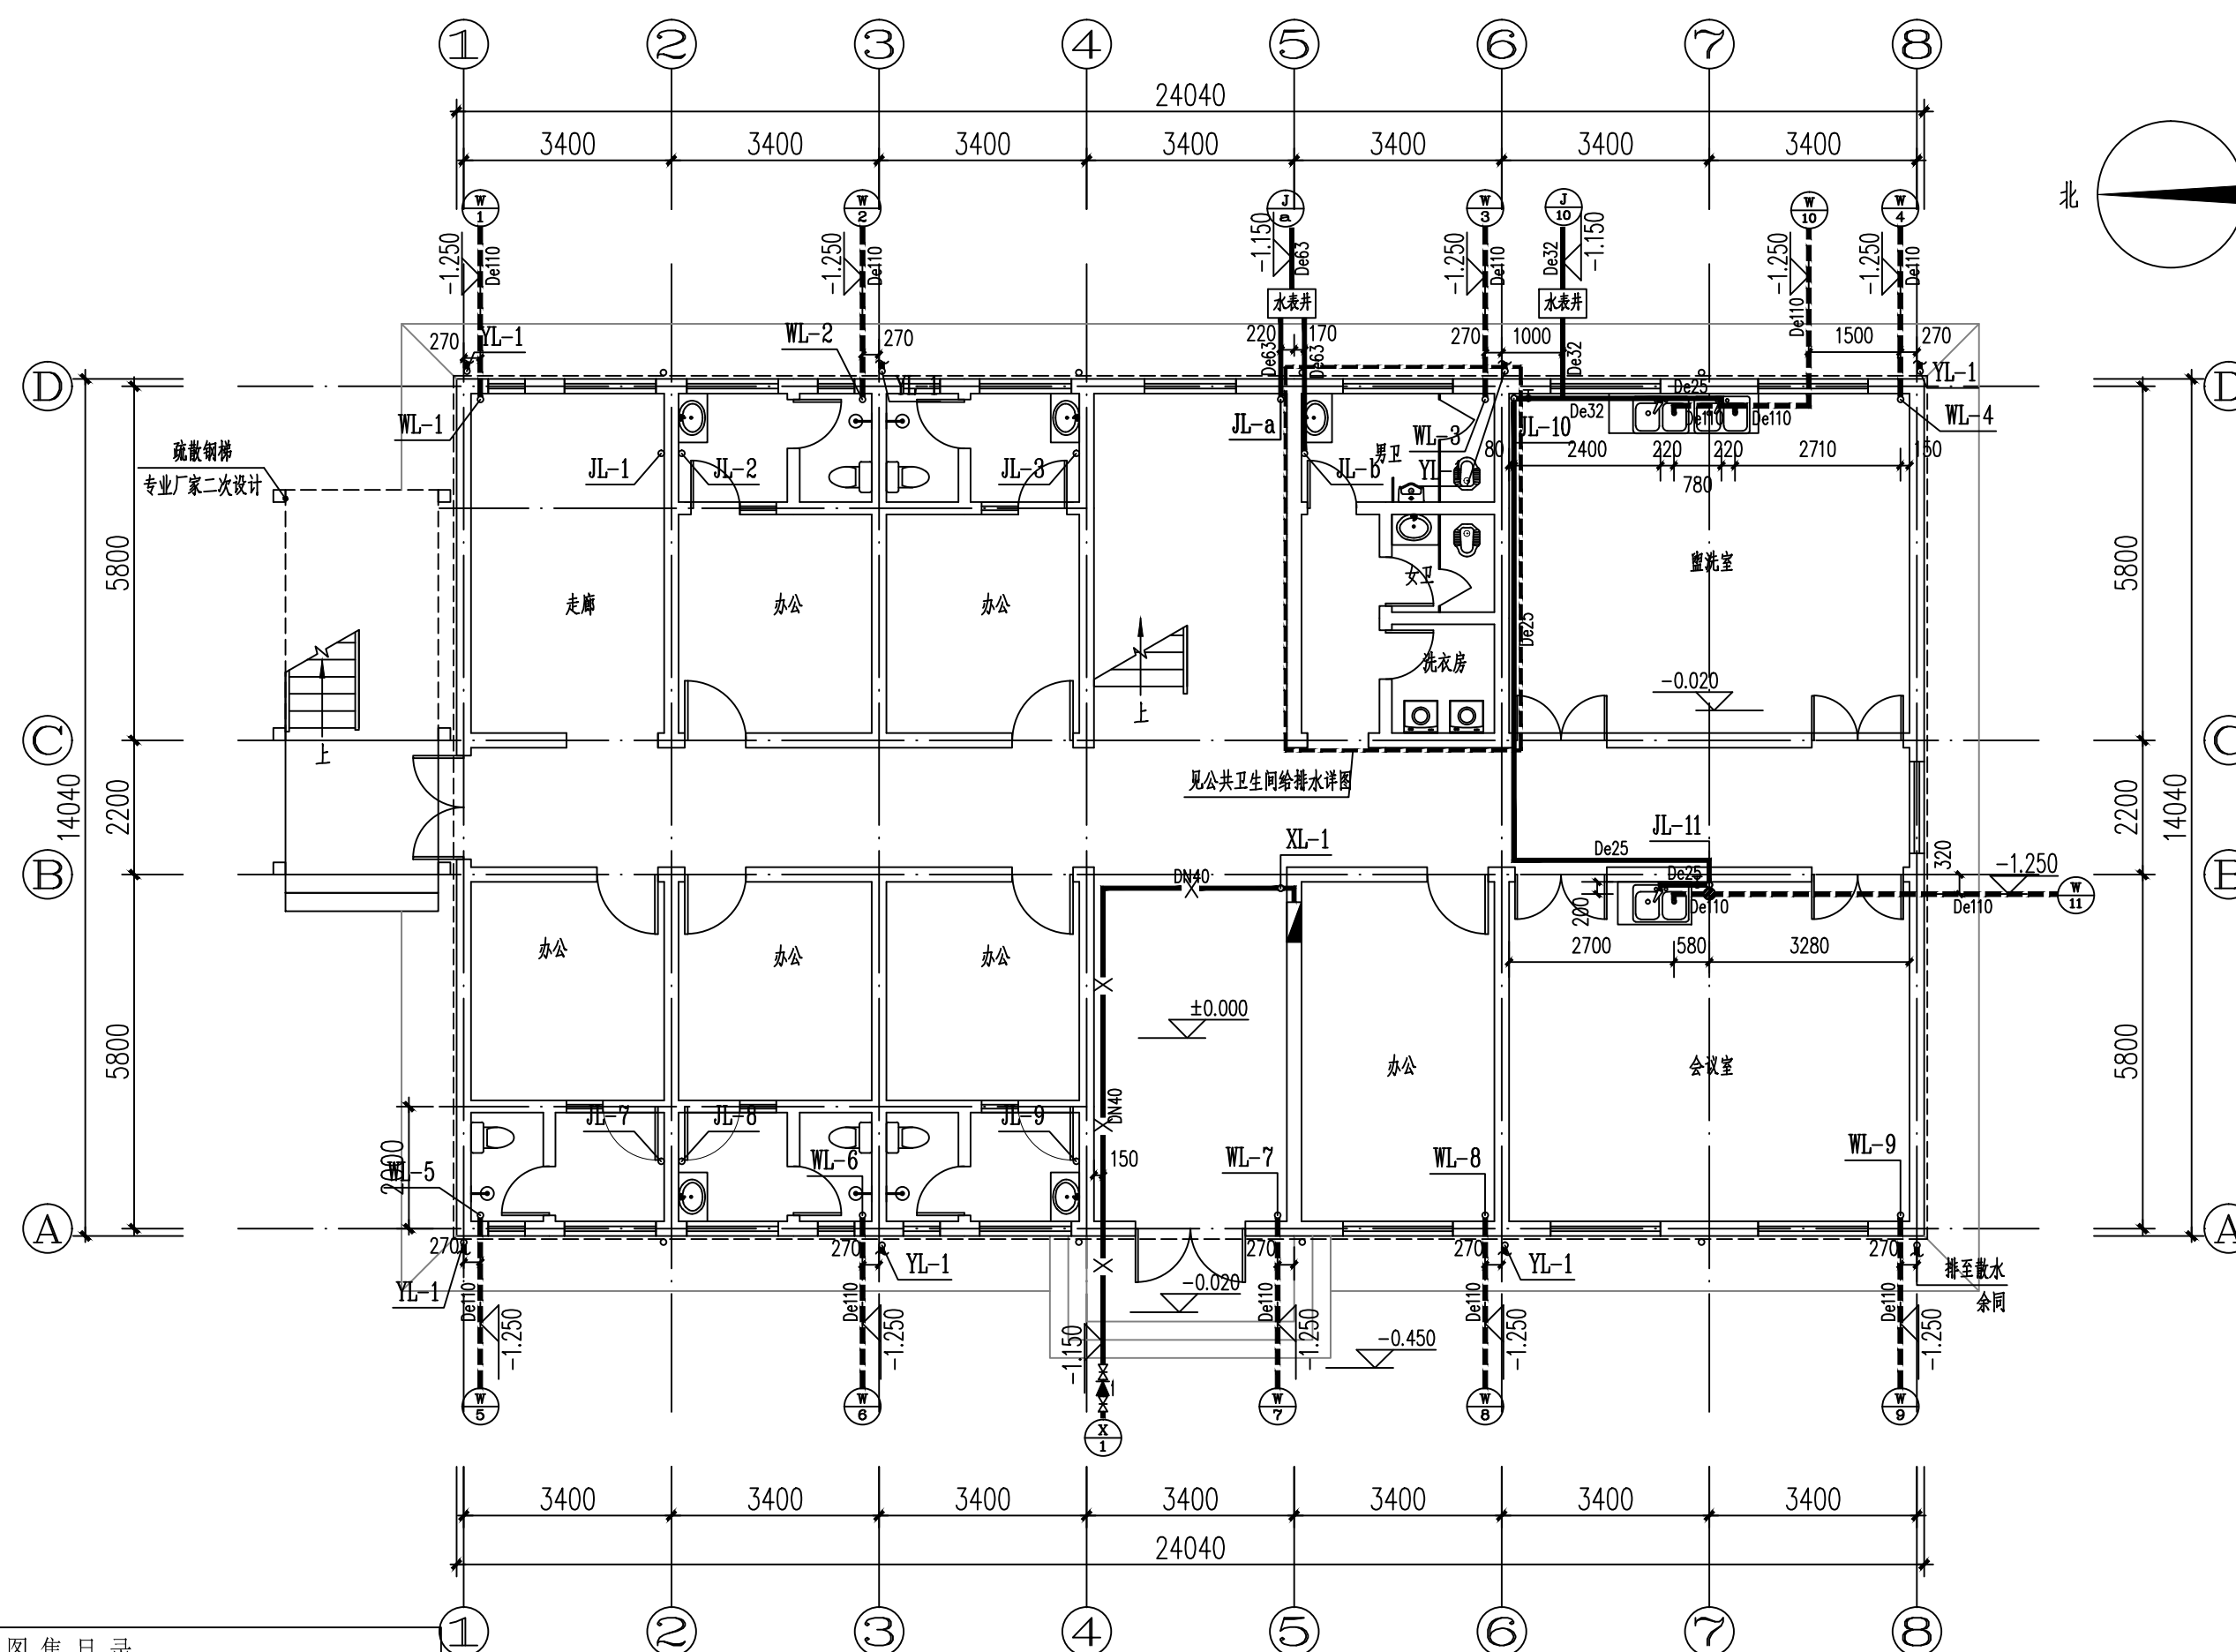

一层给排水平面图 1:100

图 集 目 录			
图集号	页号	图集名称	备注
15S202	49	自吸式消防软管卷盘箱	
15S202	55	室内消火栓箱明装固定图	
12S108—2	42	消防软管卷盘箱真空破坏器设置	
03S402		室内管道支架及吊架	
16S401		管道与设备保温、防结露及电伴热	
12YS1	16	陶瓷片密封水嘴托架式洗脸盆安装图	
12YS1	4	单柄水嘴单槽厨房洗涤盆安装图	
12YS1	129	自闭式冲洗阀壁挂式小便器安装图	
12YS1	105	自闭式冲洗阀蹲式大便器安装图	
12YS1	72	恒温阀挂墙式淋浴器安装图	
12YS1	87	分体式下排水坐便器安装图	