



永忠工程管理（集团）有限公司  
Yong Zhong Engineering Management (Group) Co., Ltd.

甲级工程设计证书编号:A151027583

地址:四川省甘孜藏族自治州康定市康定炉城

镇东方阿尔卑斯情歌风情小镇二期3幢2

单元X2-12-3号

平面示意: KEY PLAN

注册执业章  
REGISTERED PRACTICE SIGNET

姓名: 肖伟 NAME

注册证书号码:CS185400019 REGISTRATION CERTIFICATE NO.

注册印章号码:5102758-CS003 REGISTERED SIGNET NO.

建设单位: 鹤壁市淇县庙口镇人民政府 CLIENT

工程名称: 淇县庙口镇研学教育基地综合楼 PROJECT

子项名称: 淇县庙口镇研学教育基地综合楼 SUB ITEM

设计号: 2025-JZ-05-01 PROJECT NO.

图名: 三层给排水平面图 DWG. TITLE

三层给排水平面图

|                                |     |  |
|--------------------------------|-----|--|
| 总经理<br>CHIEF EXECUTIVE OFFICER | 曾涛  |  |
| 设计负责人<br>PROJECT LEADER        | 袁林  |  |
| 审定<br>APPROVED BY              | 肖伟  |  |
| 审核<br>AUDIT                    | 肖伟  |  |
| 专业负责人<br>SUB ENGINEER          | 杨辉  |  |
| 校对<br>CHECKED BY               | 蒙琳珠 |  |
| 设计<br>DESIGNED BY              | 刘海龙 |  |


日期: 2025.05 DATE 图别: 水施 DWG. TYPE

比例: 1:100 SCALE 图号: 04/07 DWG. NO.

版本号: 第一版 VERSION

说明: DIRECTIONS

- 1、本图版权为本设计院拥有,任何人士如未获允许不得翻印任何部分。
- 2、所有尺寸均以标注为准,图上自行量取无效。
- 3、本图需加盖本设计院工程设计出图专用章及注册章方有效。
- 4、本套图纸需经国家有关部门批准方可施工。

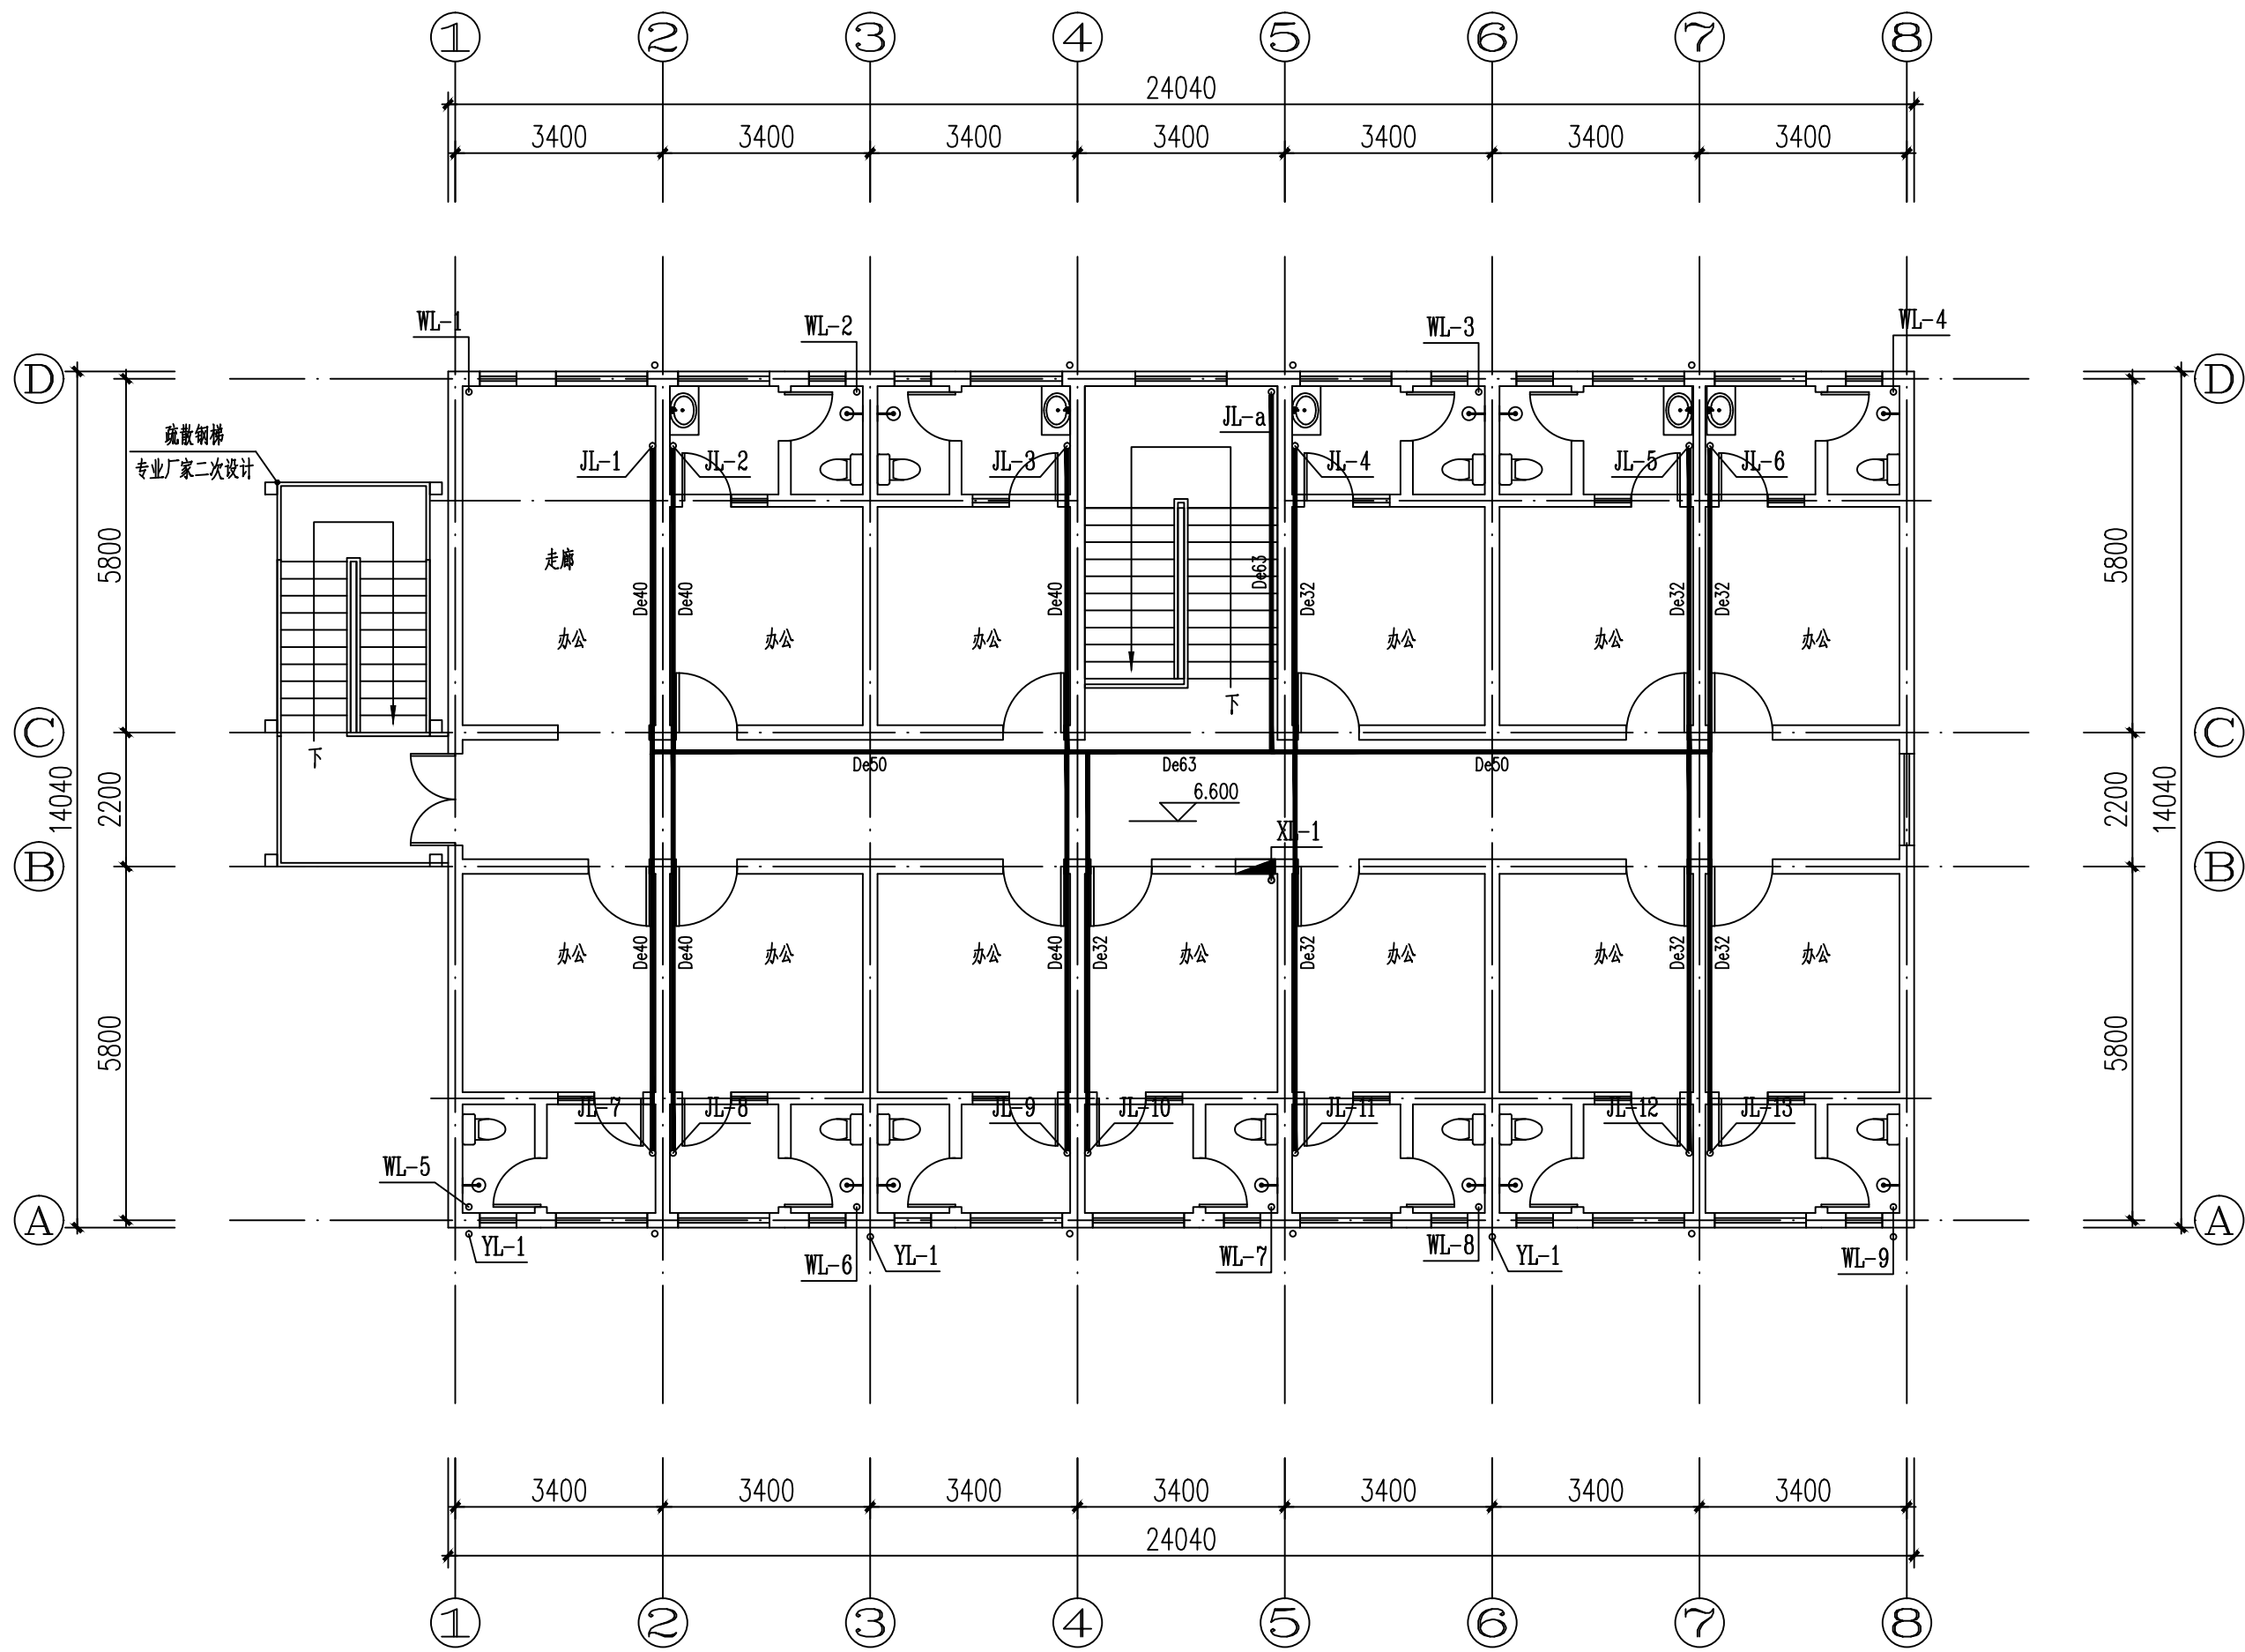

三层给排水平面图 1:100