

永忠工程管理（集团）有限公司
Yong Zhong Engineering Management (Group) Co., Ltd.

甲级工程设计证书编号:A151027583
地址:四川省甘孜藏族自治州康定市康定炉城
镇东方阿尔卑斯情歌风情小镇二期3幢2
单元X2-12-3号

平面示意: KEY PLAN


注册执业章 REGISTERED PRACTICE SIGNET		
姓 名:	肖 伟	NAME
注册证书号码:	CS185400019	REGISTRATION CERTIFICATE NO.
注册印章号码:	5102758-CS003	REGISTERED SIGNET NO.
建设单位:	鹤壁市淇县庙口镇人民政府	CLIENT
工程名称:	淇县庙口镇研学教育基地综合楼	PROJECT
子项名称:	淇县庙口镇研学教育基地综合楼	SUB ITEM
设计号:	2025-JZ-05-01	PROJECT NO.
图 名:	屋顶排水平面图	

总 经 理 CHIEF EXECUTIVE OFFICER	曾 涛	肖伟
设计负责人 PROJECT LEADER	袁 林	袁林
审 定 APPROVED BY	肖 伟	肖伟
审 核 AUDIT	肖 伟	肖伟
专业负责人 SUB ENGINEER	杨 辉	杨辉
校 对 CHECKED BY	蒙琳珠	蒙琳珠
设 计 DESIGNED BY	刘 海 龙	刘海龙

日 期: 2025.05	DATE	图 别: 水 施	DWG. TYPE
比 例: 1:100	SCALE	图 号: 05/07	DWG. NO.

版本号: 第一版 VERS ION

说 明: DIRECTIONS
1、本图版权为本设计院拥有, 任何人士如未获允许不得翻印任何部分。
2、所有尺寸均以标注为准, 图上自行量取无效。
3、本图需加盖本设计院工程设计出图专用章及注册章方有效。
4、本套图纸需经国家有关部门批准方可施工。

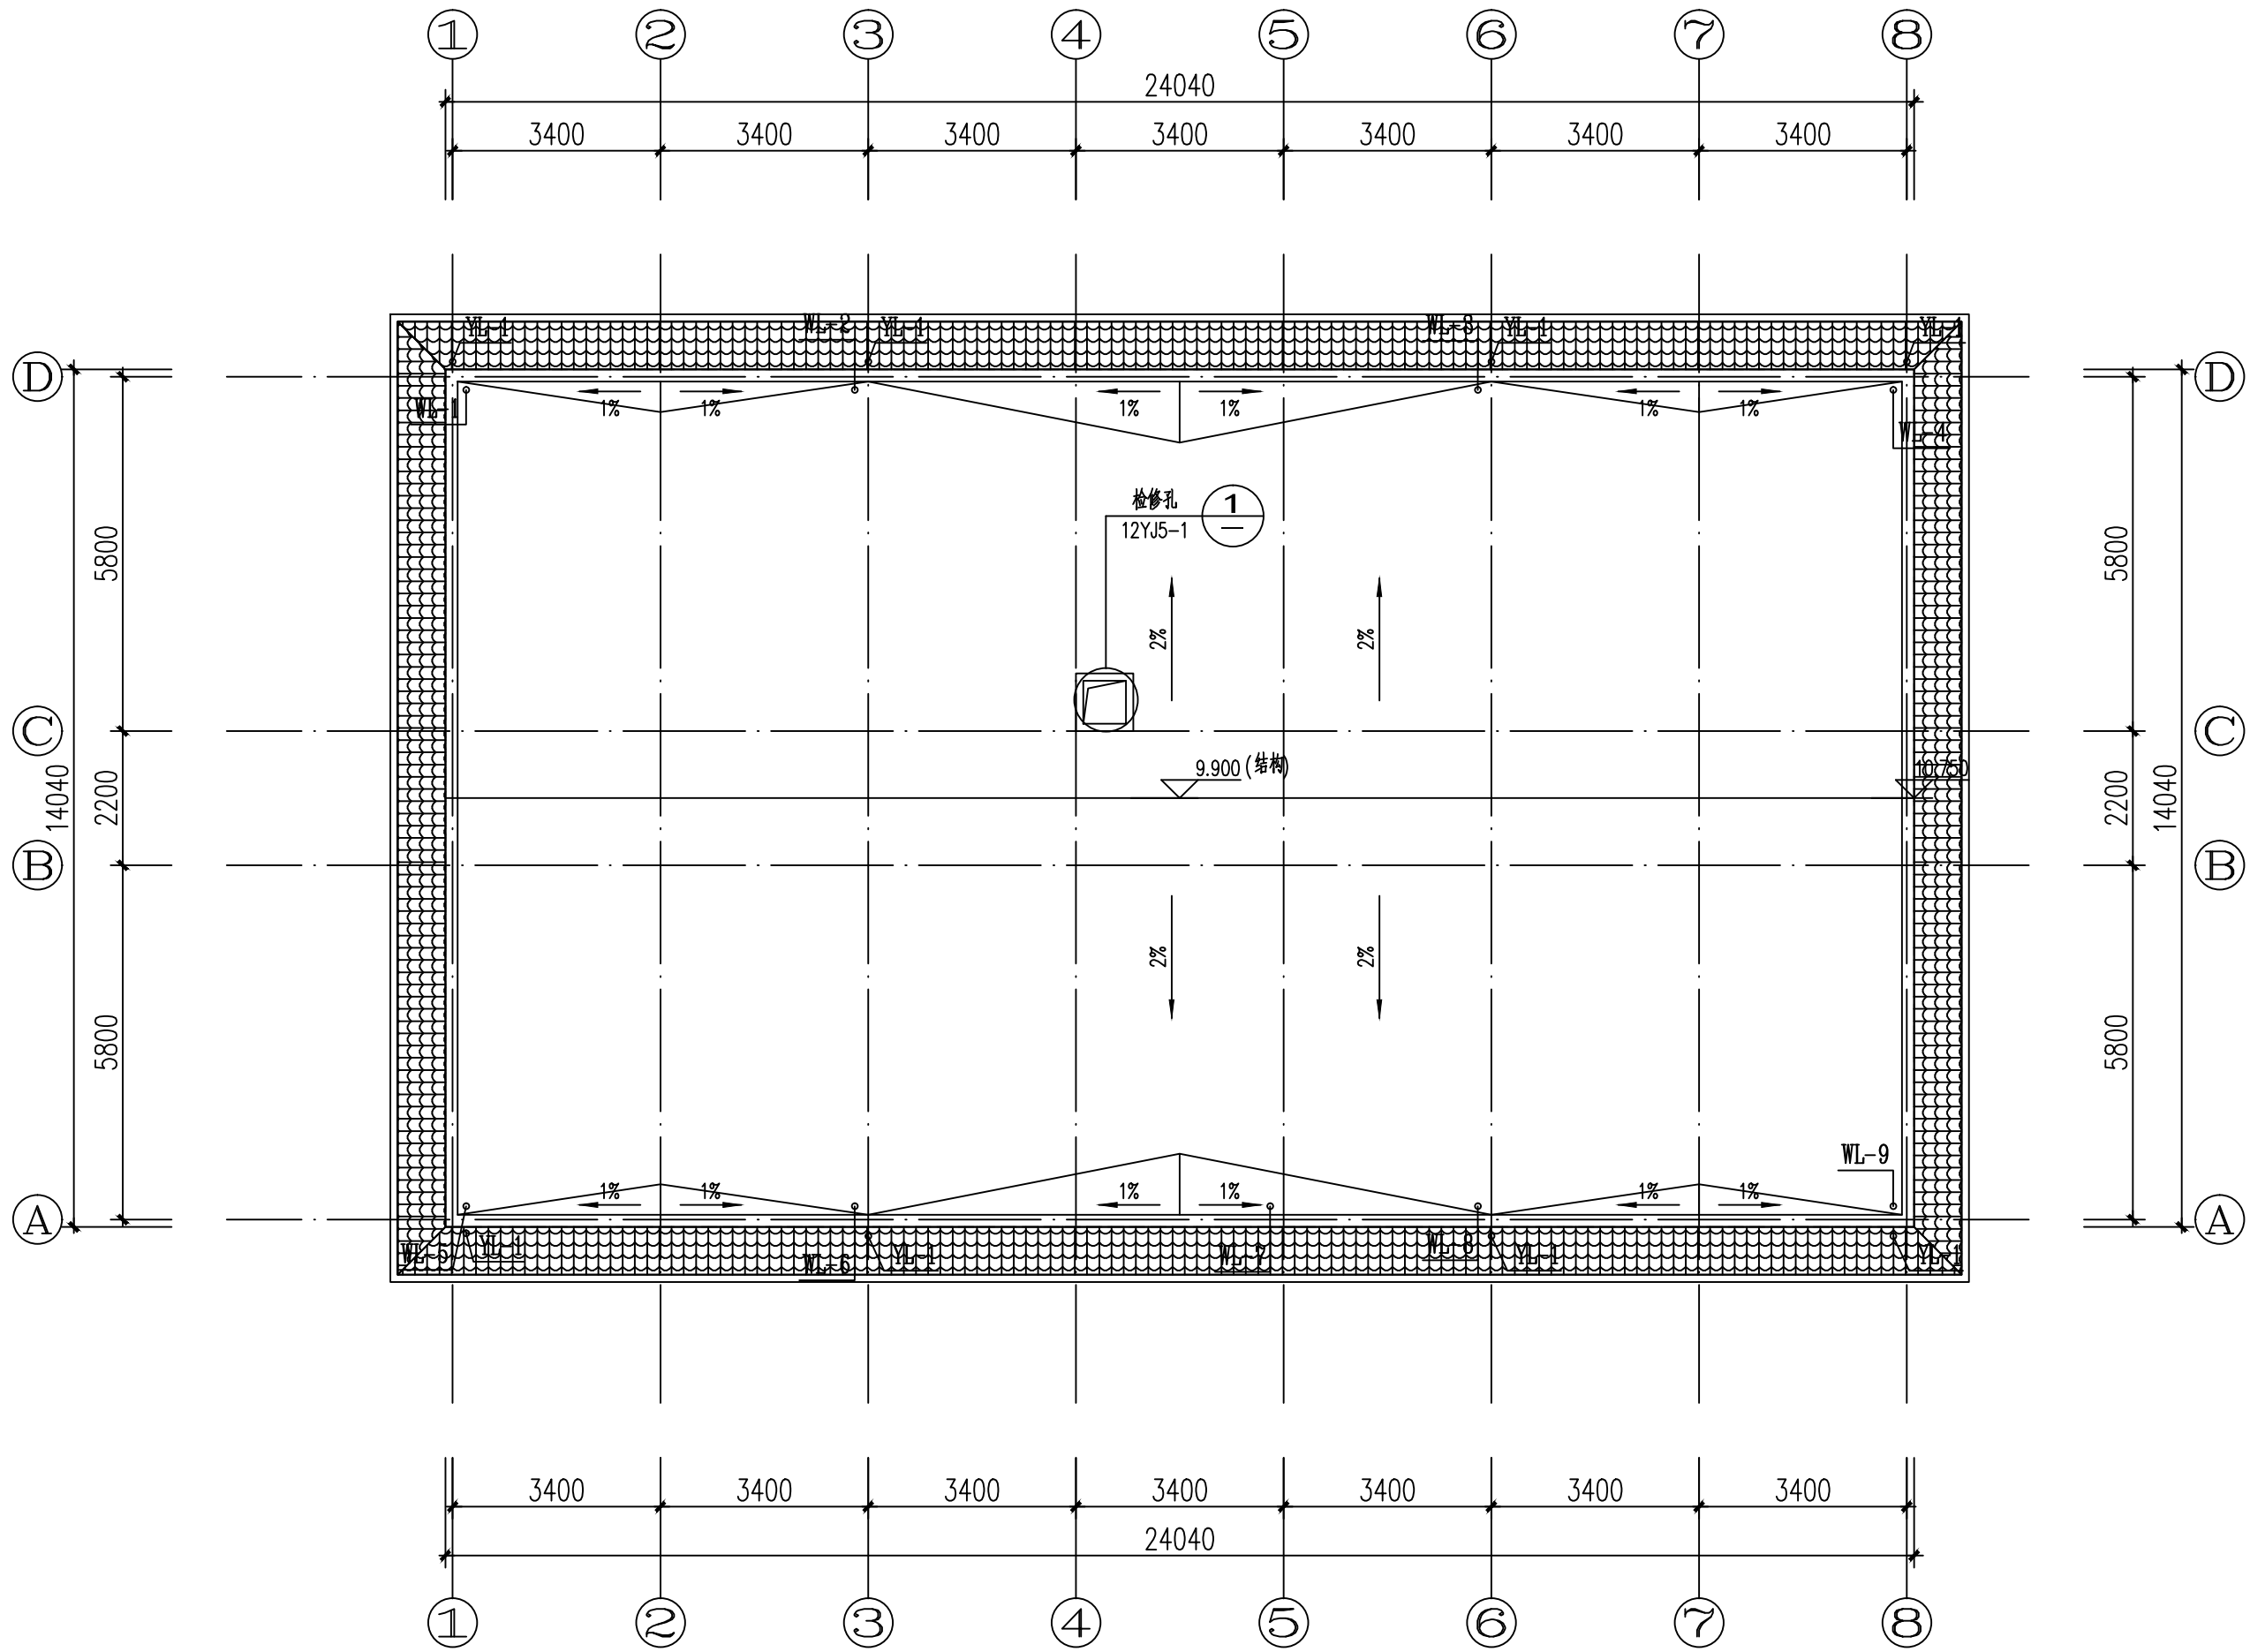

屋顶排水平面图 1:100