

永忠工程管理（集团）有限公司
Yong Zhong Engineering Management (Group) Co., Ltd.

甲级工程设计证书编号:A151027583

地址:四川省甘孜藏族自治州康定市康定炉城

镇东方阿尔卑斯情歌风情小镇二期3幢2

单元X2-12-3号

平面示意: KEY PLAN

注册执业章
REGISTERED PRACTICE SIGNET

姓名: 肖伟 NAME

注册证书号码:CS185400019 REGISTRATION CERTIFICATE NO.

注册印章号码:5102758-CS003 REGISTERED SIGNET NO.

建设单位: 鹤壁市淇县庙口镇人民政府 CLIENT

工程名称: 淇县庙口镇研学教育基地综合楼 PROJECT

子项名称: 淇县庙口镇研学教育基地综合楼 SUB ITEM

设计号: 2025-JZ-05-01 PROJECT NO.

图名: 给排水系统图、消防软管卷盘系统图 Dwg. TITLE

给排水系统图、消防软管卷盘系统图

总经理 CHIEF EXECUTIVE OFFICER	曾涛	
设计负责人 PROJECT LEADER	袁林	袁林
审定 APPROVED BY	肖伟	肖伟
审核 AUDIT	肖伟	肖伟
专业负责人 SUB ENGINEER	杨辉	杨辉
校对 CHECKED BY	蒙琳琳	蒙琳琳
设计 DESIGNED BY	刘海龙	刘海龙


日期: 2025.05 DATE 图别: 水施 Dwg. TYPE

比例: 1:100 SCALE 图号: 07/07 Dwg. NO.


版本号: 第一版 VERSION

说明: DIRECTIONS

- 1、本图版权为本设计院拥有,任何人士如未获允许不得翻印任何部分。
- 2、所有尺寸均以标注为准,图上自行量取无效。
- 3、本图需加盖本设计院工程设计出图专用章及注册章方有效。
- 4、本套图纸需经国家有关部门批准方可施工。

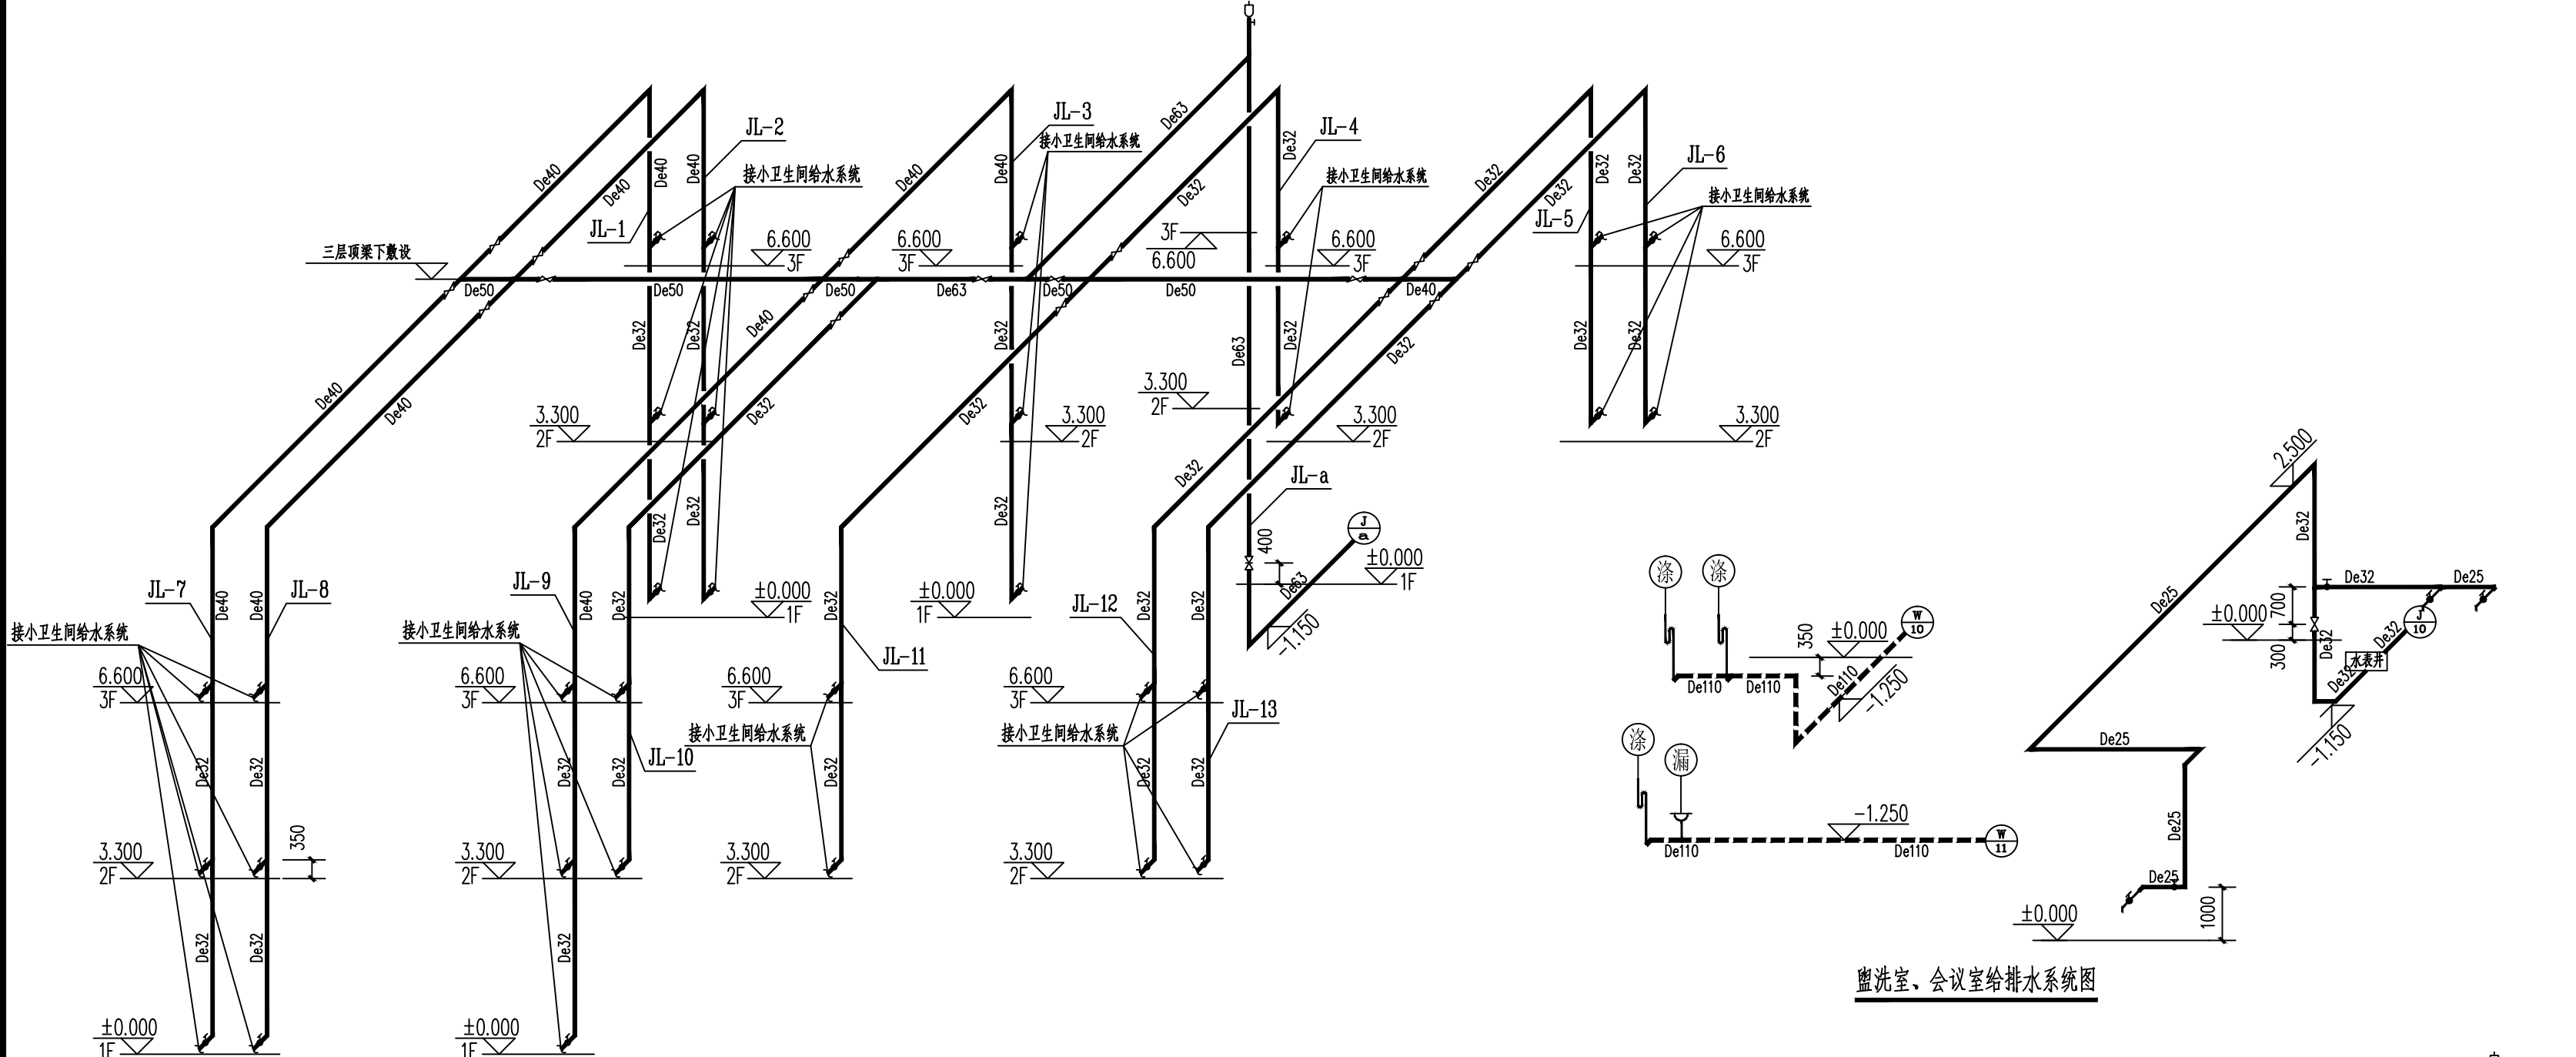

给水系统图

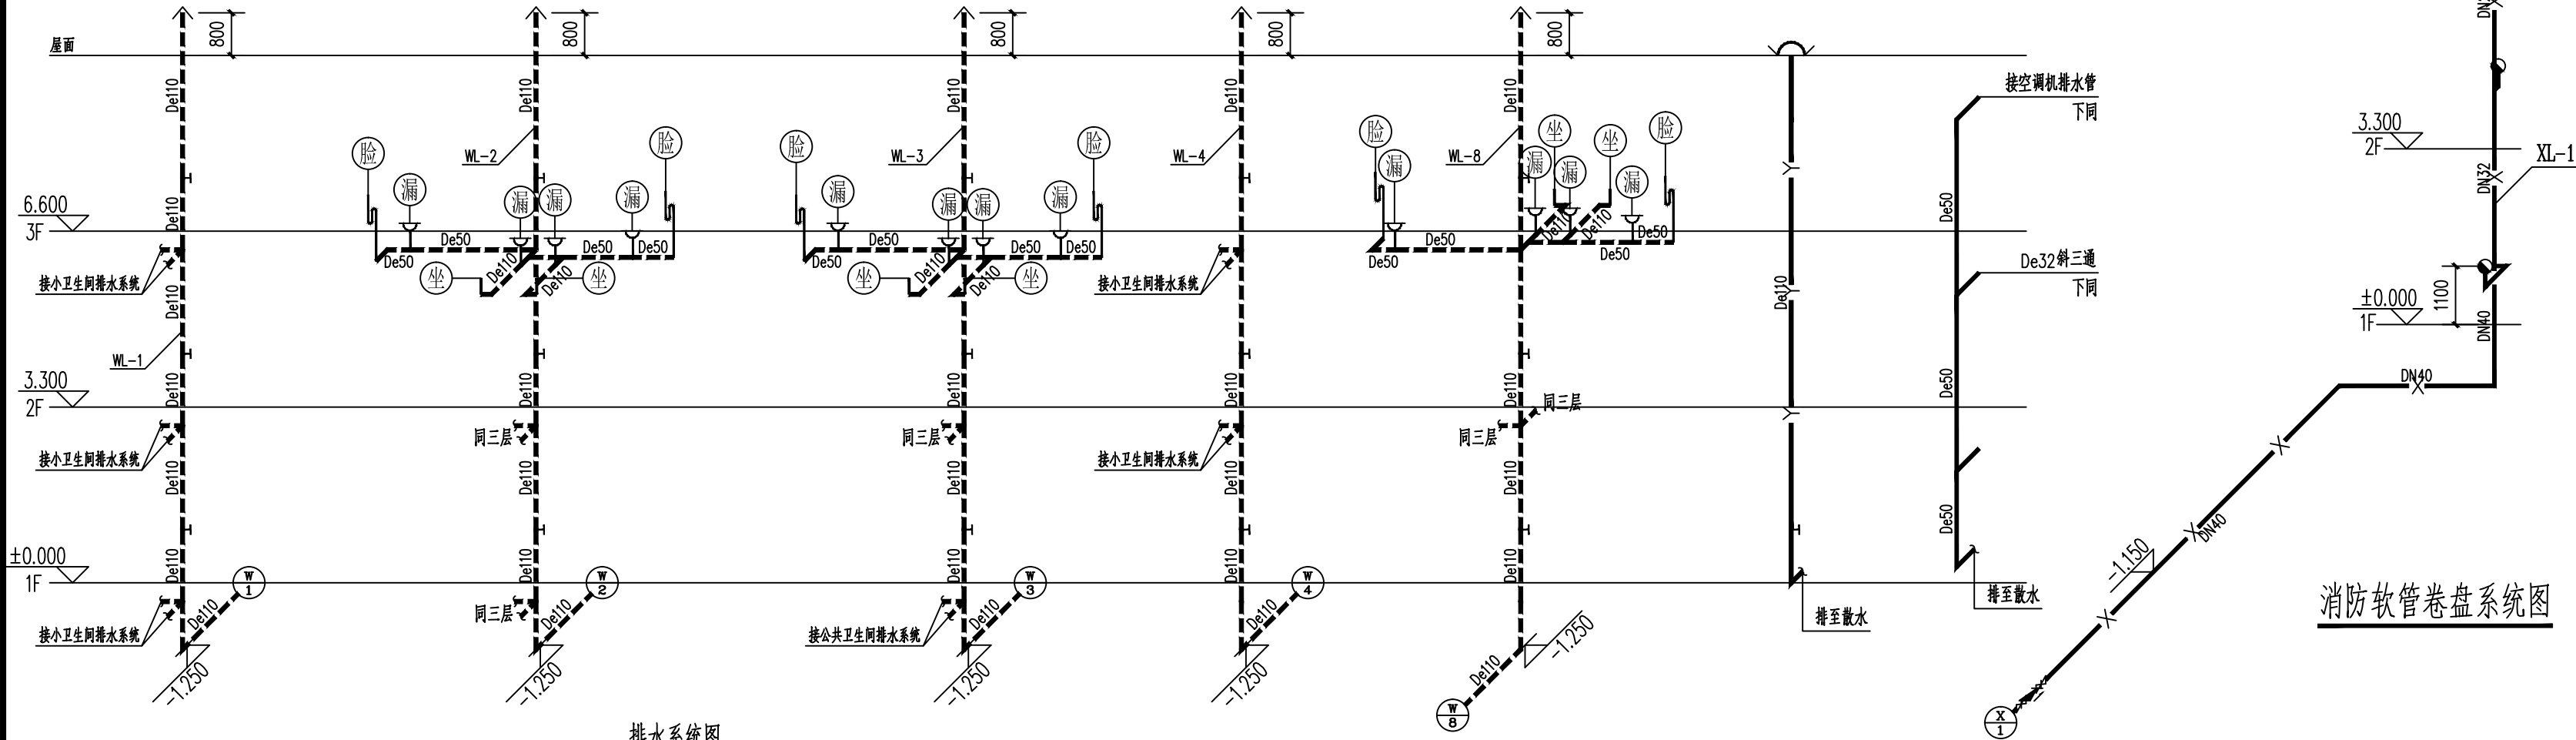

排水系统图

注: WL-5系统参考WL-1系统;
WL-6系统参考WL-2系统;
WL-7、9系统参考WL-4系统;

盥洗室、会议室给排水系统图

消防软管卷盘系统图