

永忠工程管理（集团）有限公司  
Yong Zhong Engineering Management (Group) Co., Ltd.

甲级工程设计证书编号:A151027583

地址:四川省甘孜藏族自治州康定市康定炉城

镇东方阿尔卑斯情歌风情小镇二期3幢2

单元X2-12-3号

平面示意: KEY PLAN

注册执业章  
REGISTERED PRACTICE SIGNET

姓名: 袁林 NAME

注册证书号码:20106200218 REGISTRATION CERTIFICATE NO.

注册印章号码:5102758-014 REGISTERED SIGNET NO.

建设单位:洪县庙口镇人民政府 CLIENT

工程名称:洪县庙口镇研学教育基地综合楼 PROJECT

子项名称:洪县庙口镇研学教育基地综合楼 SUB ITEM

设计号:2025-JZ-05-01 PROJECT NO.

图名: DWG. TITLE

一层排烟系统平面布置图

一层排烟系统平面布置图

一层排烟系统平面布置图

总经理: 曾涛 CHIEF EXECUTIVE OFFICER

设计负责人: 袁林 PROJECT LEADER

审定: 刘国聪 APPROVED BY

审核: 袁林 CHECKED BY

专业负责人: 张玉 SUB ENGINEER

校对: 刘国聪

设计: 张玉 DESIGNED BY

日期: 暖通 DATE

图别: 暖通 DWG. TYPE

比例: 1:100 SCALE

图号: NT-02 DWG. NO.

版本号: 第一版 VERSION


说明: DIRECTIONS

1、本图版权为本设计院拥有,任何人士如未获允许不得翻印任何部分。

2、所有尺寸均以标注为准,图上自行量取无效。

3、本图需加盖本设计院工程设计出图专用章及注册章方有效。

4、本套图纸需经国家有关部门批准方可施工。

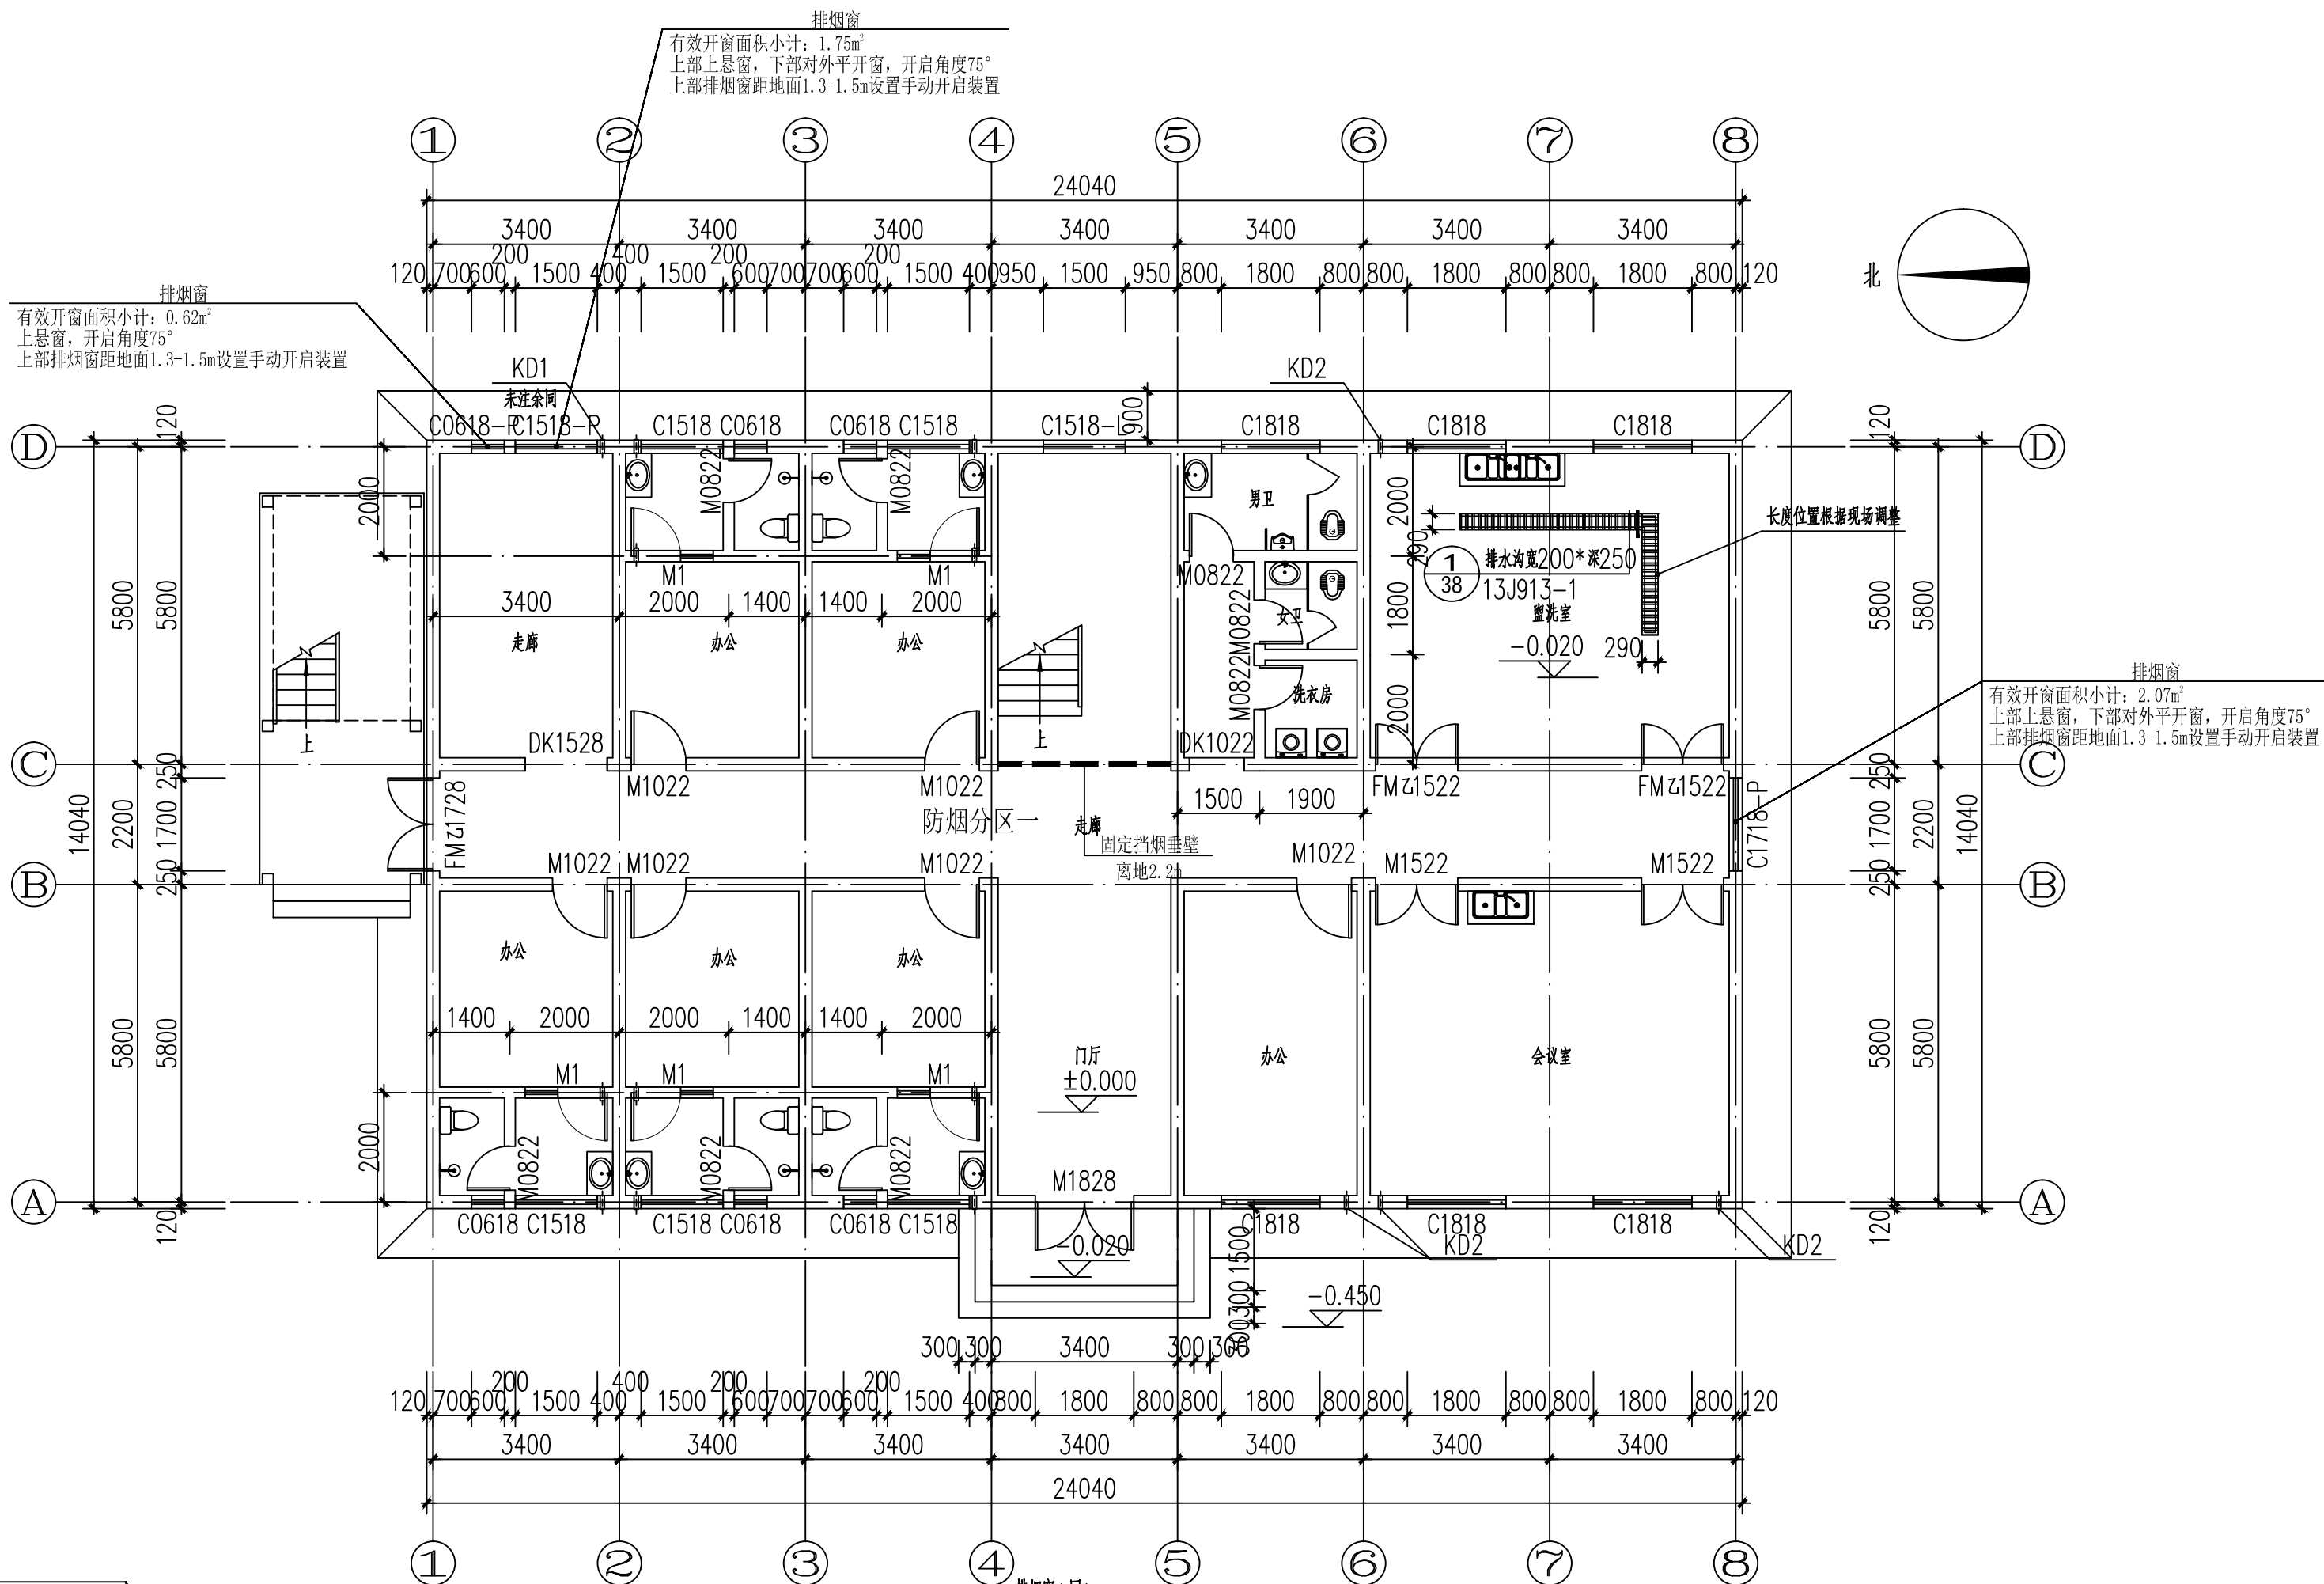

一层排烟系统平面布置图 1:100

